



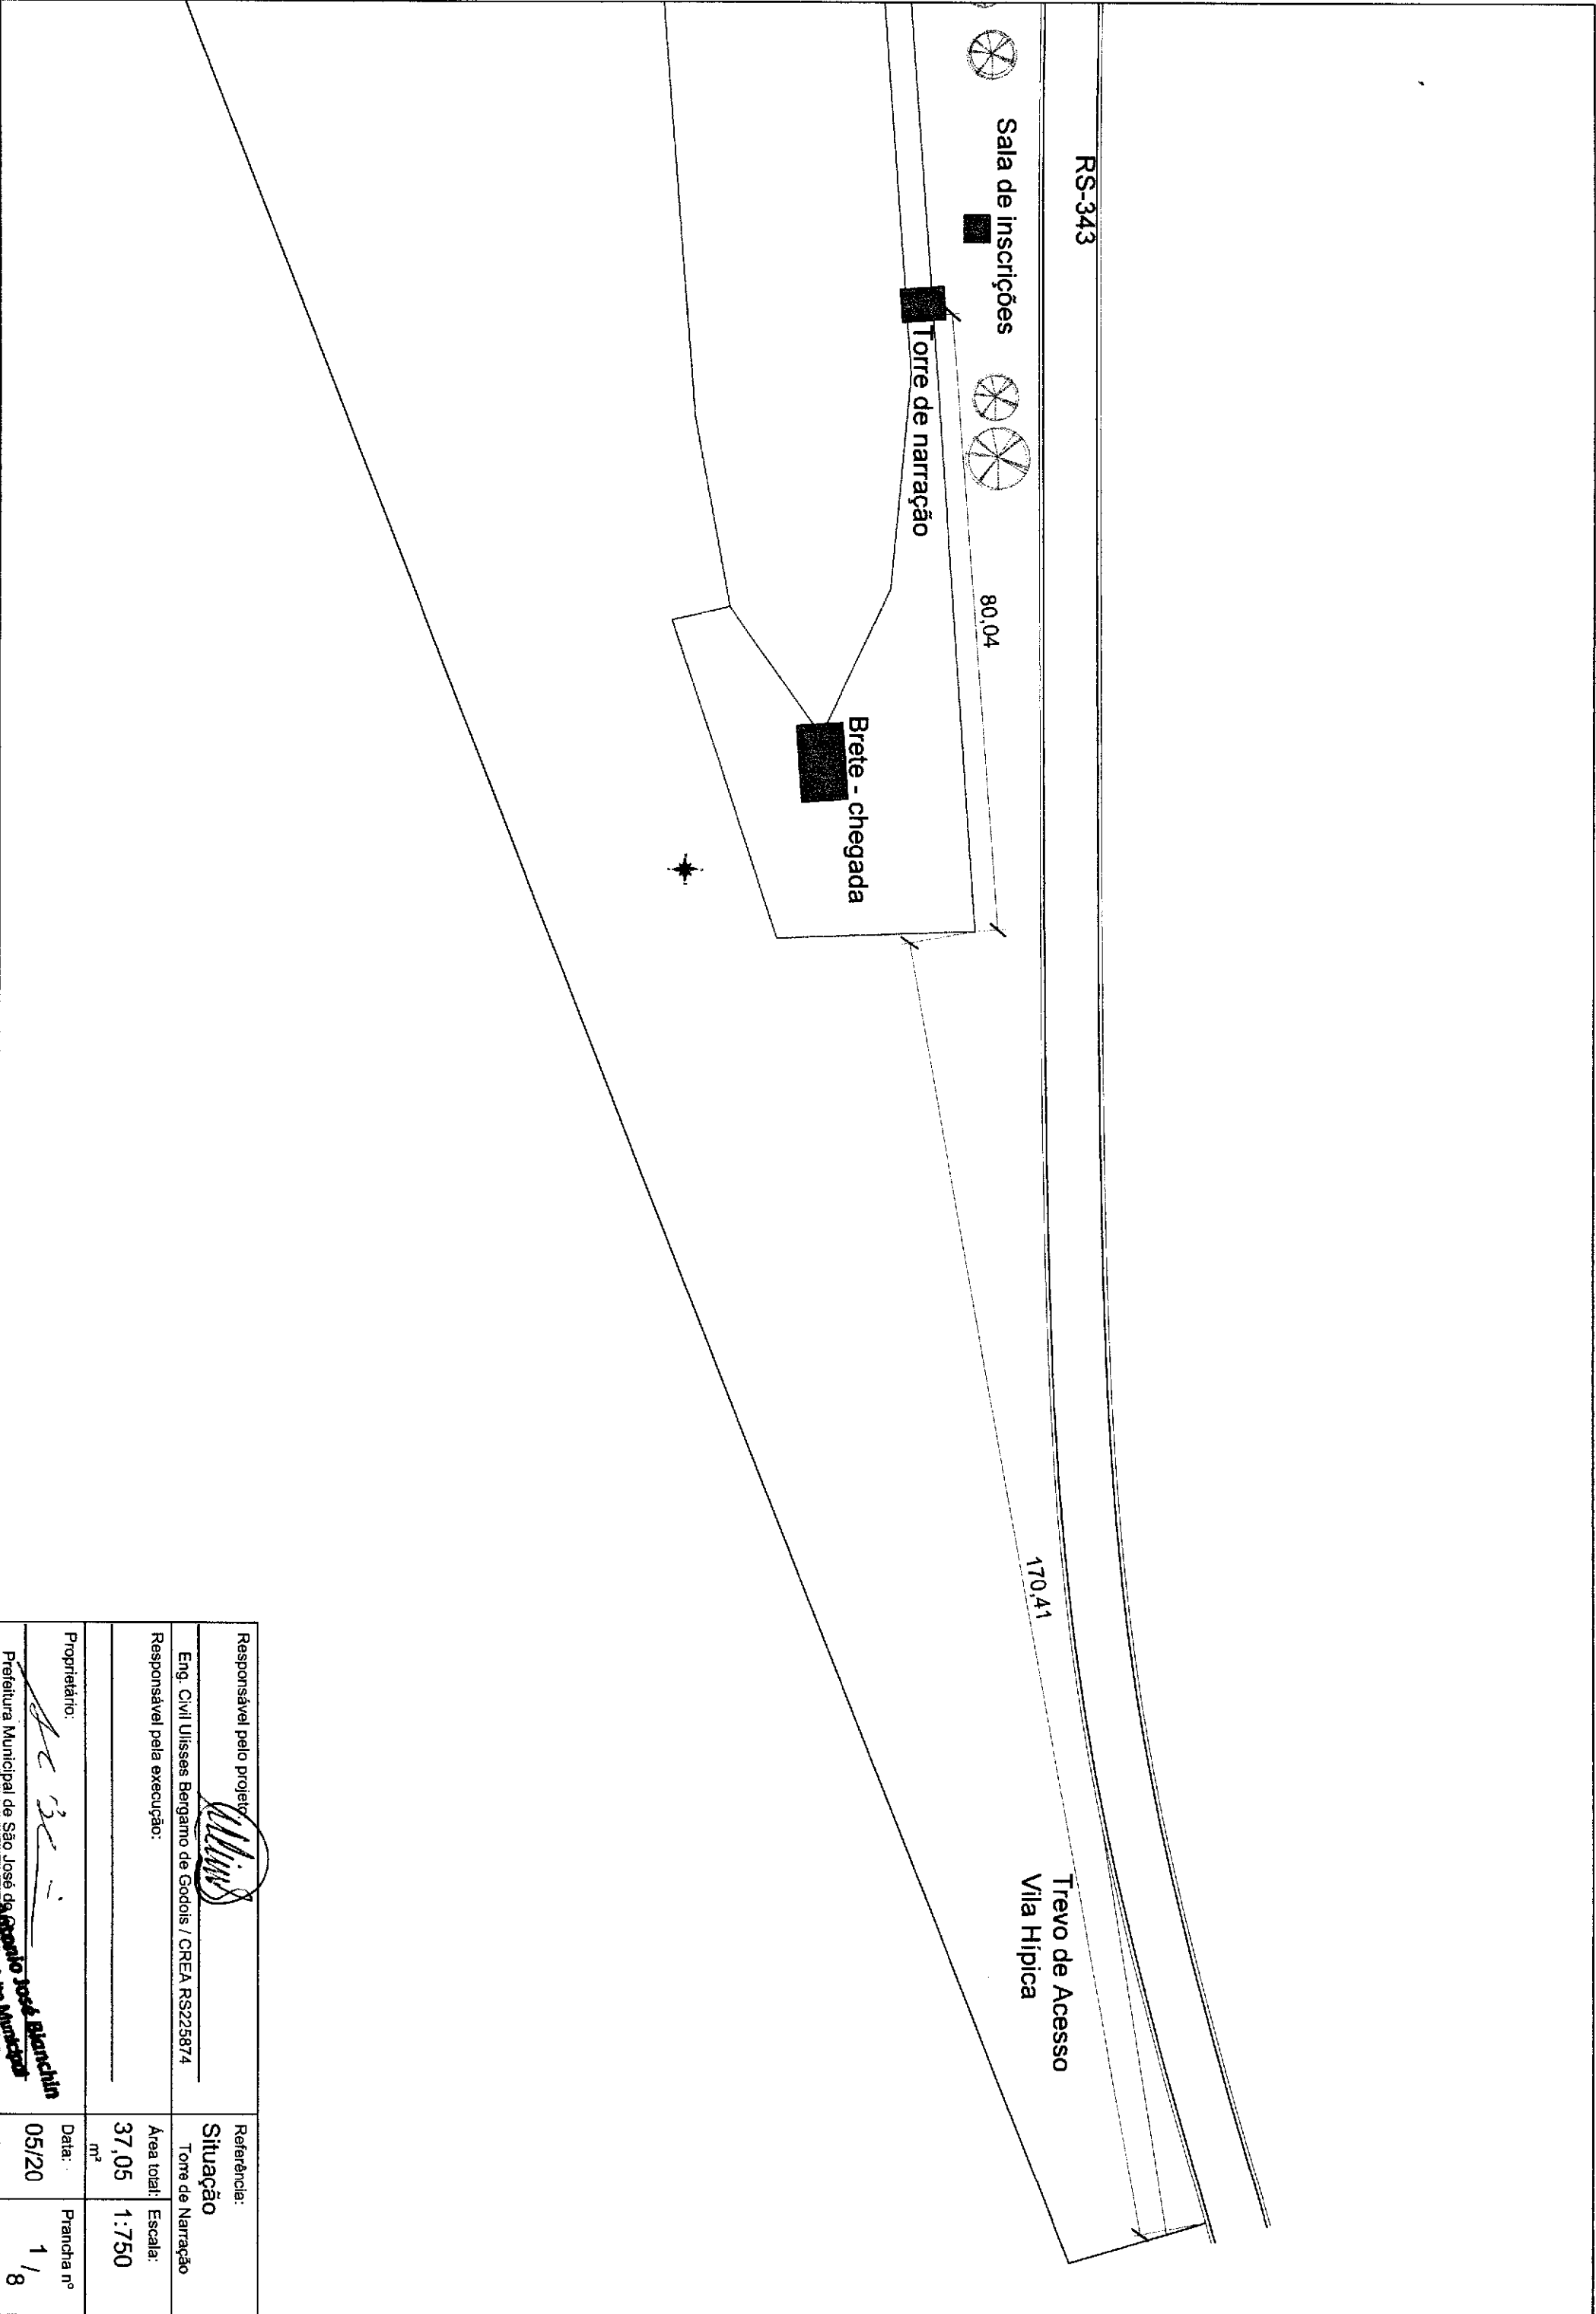


|                                                                                                                  |  |                      |
|------------------------------------------------------------------------------------------------------------------|--|----------------------|
| Responsável pelo projeto:<br> |  | Referência:          |
| Eng. Civil Ulisses Bergamo de Godois / CREA RS225874                                                             |  | Situação             |
| Responsável pela execução:                                                                                       |  | Torre de Narração    |
|                                                                                                                  |  | Área total: 37,05 m² |
|                                                                                                                  |  | Escala: 1:750        |
| Proprietário:                                                                                                    |  | Data:                |
|                                |  | 05/20                |
| Prefeitura Municipal de São José do Rio Preto                                                                    |  | Prancha nº 1 / 8     |

RS-343


Sala de inscrições - Demolir

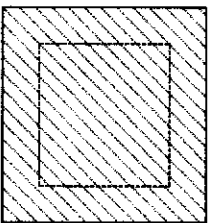

17,74

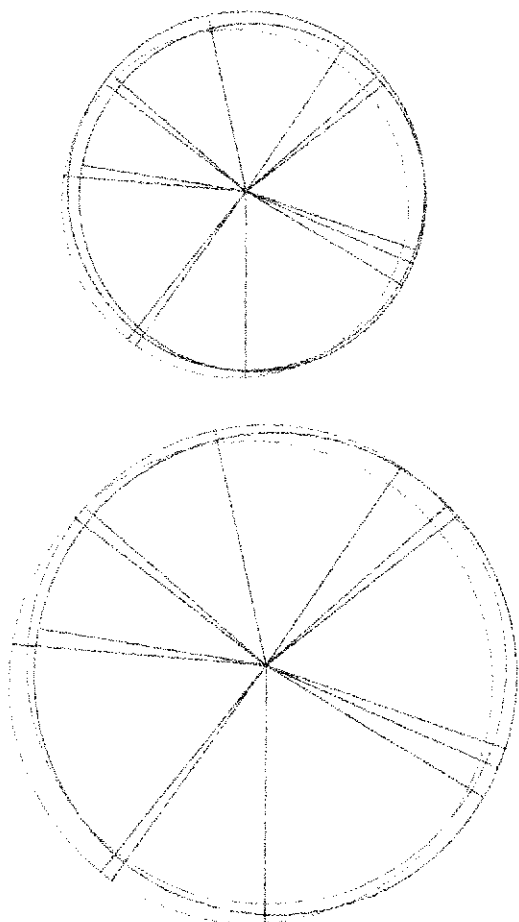


3,4 Corredor

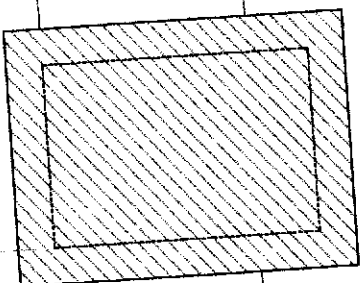

Torre de narração


7,5

|                                                                                  |                   |
|----------------------------------------------------------------------------------|-------------------|
| Responsável pelo projeto:                                                        | Referência:       |
| Eng. Civil Ulisses Bergamo de Godóis / CREA RS225874                             | Localização       |
| Responsável pela execução:                                                       | Torre de Narração |
|                                                                                  | Área total:       |
|                                                                                  | 37,05 m²          |
| Proprietário:                                                                    | Escala:           |
|                                                                                  | 1:125             |
| Data:                                                                            | Prancha nº        |
| 05/20                                                                            | 2 / 8             |
| Prefeitura Municipal de São José do O. Antônio José Bonacchi<br>projeto narrador |                   |

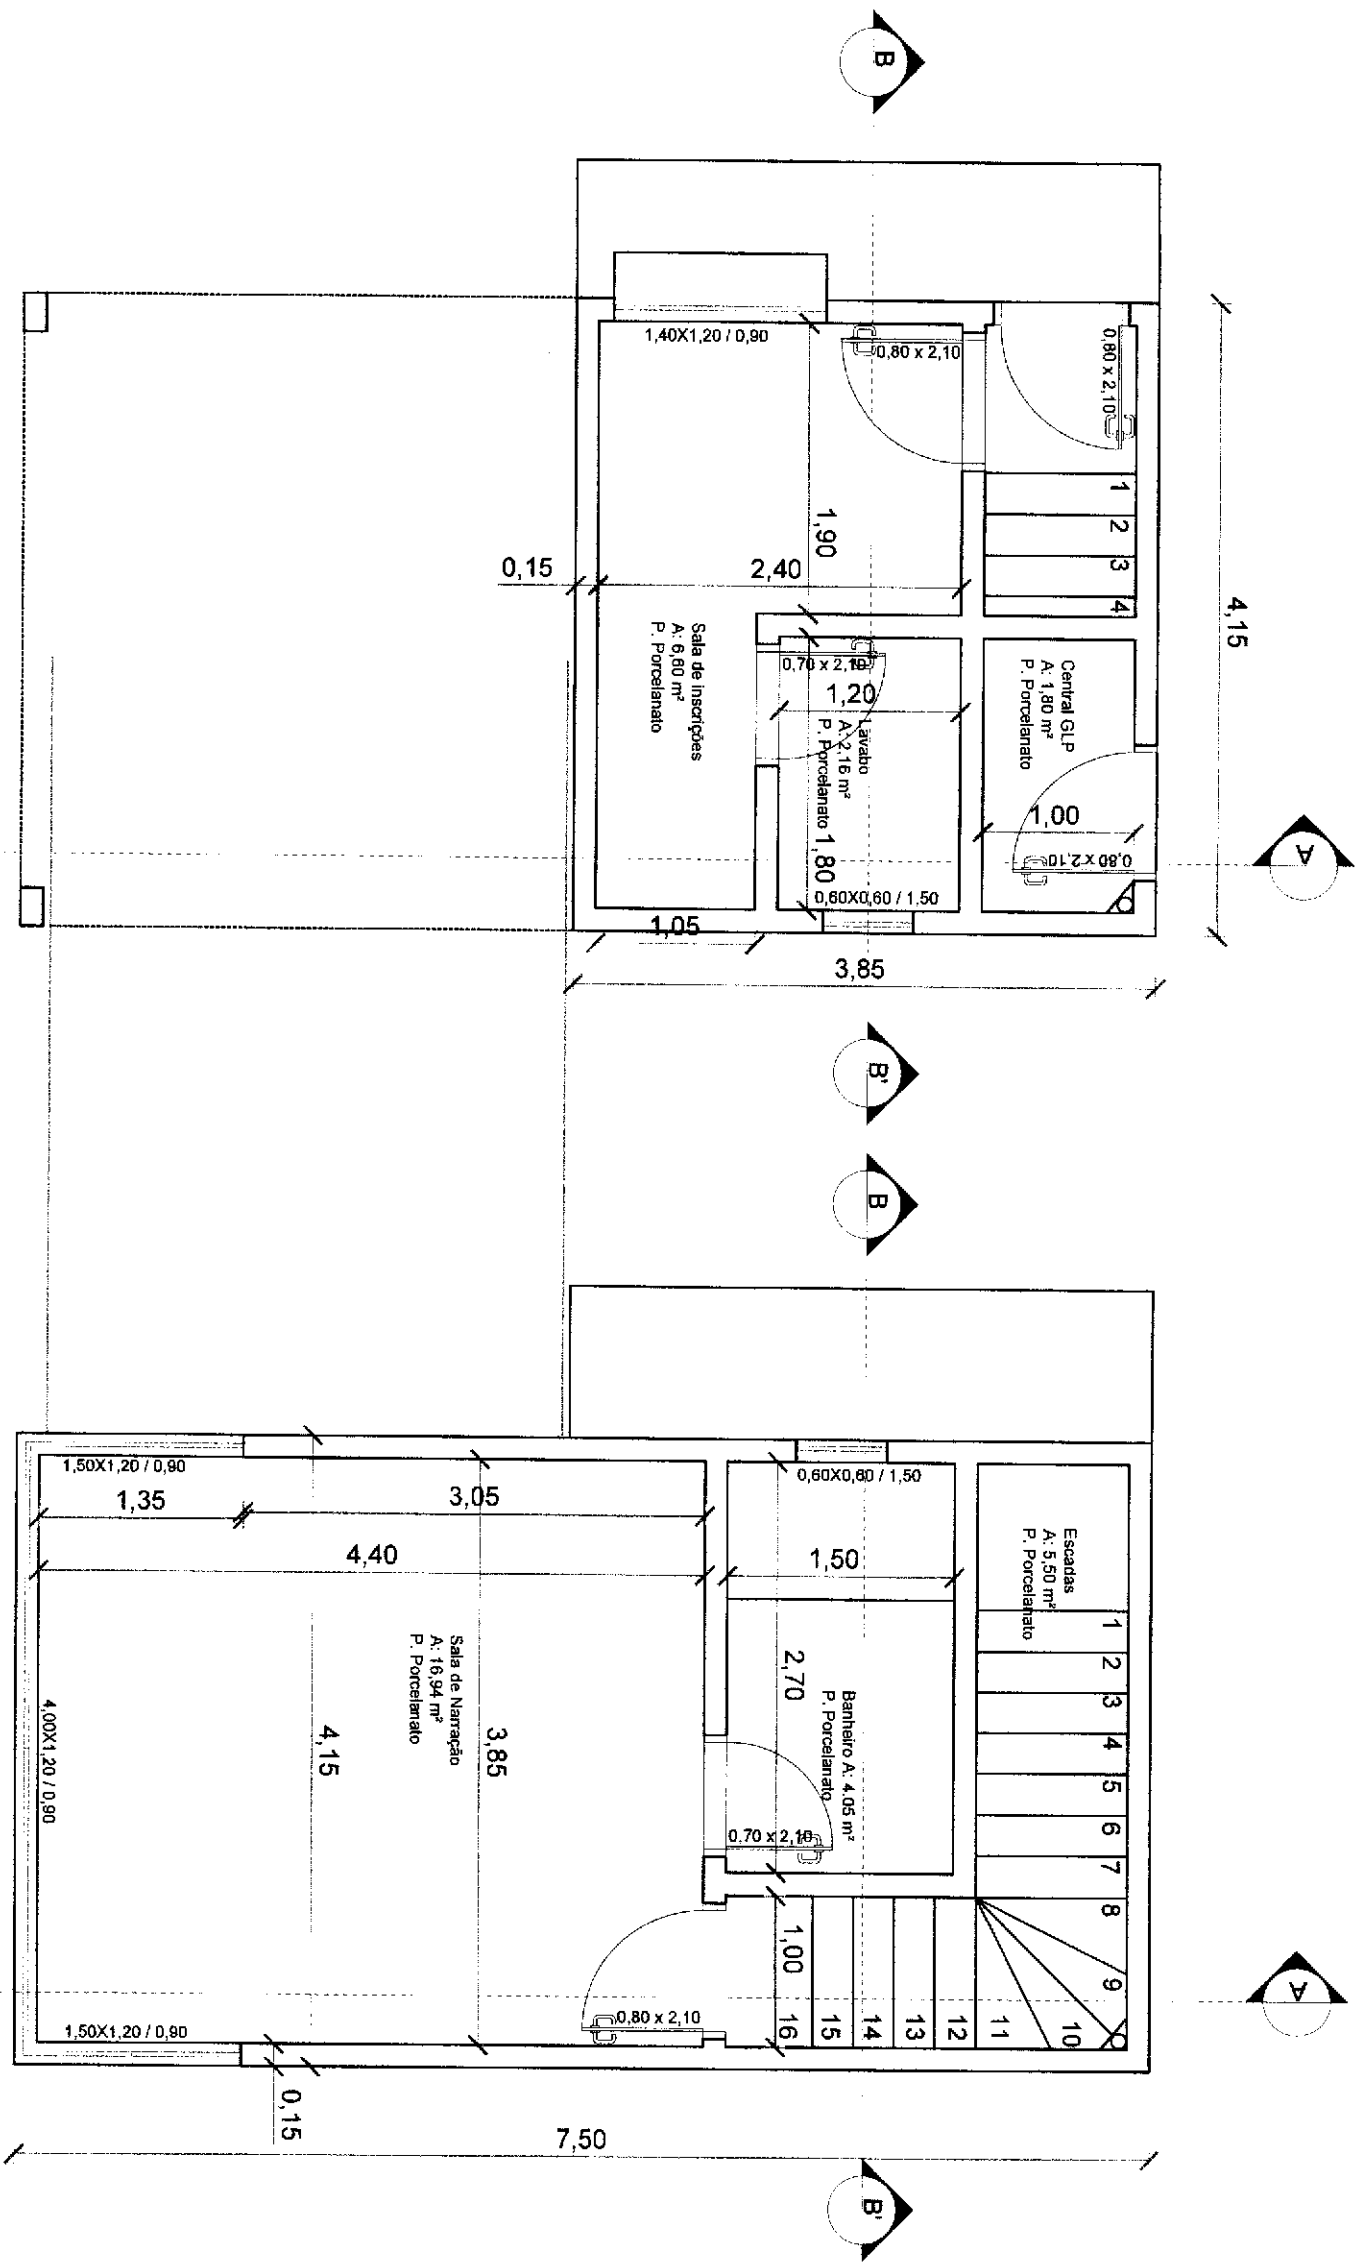


Planta Baixa - térreo

Planta Baixa - 2º pav.

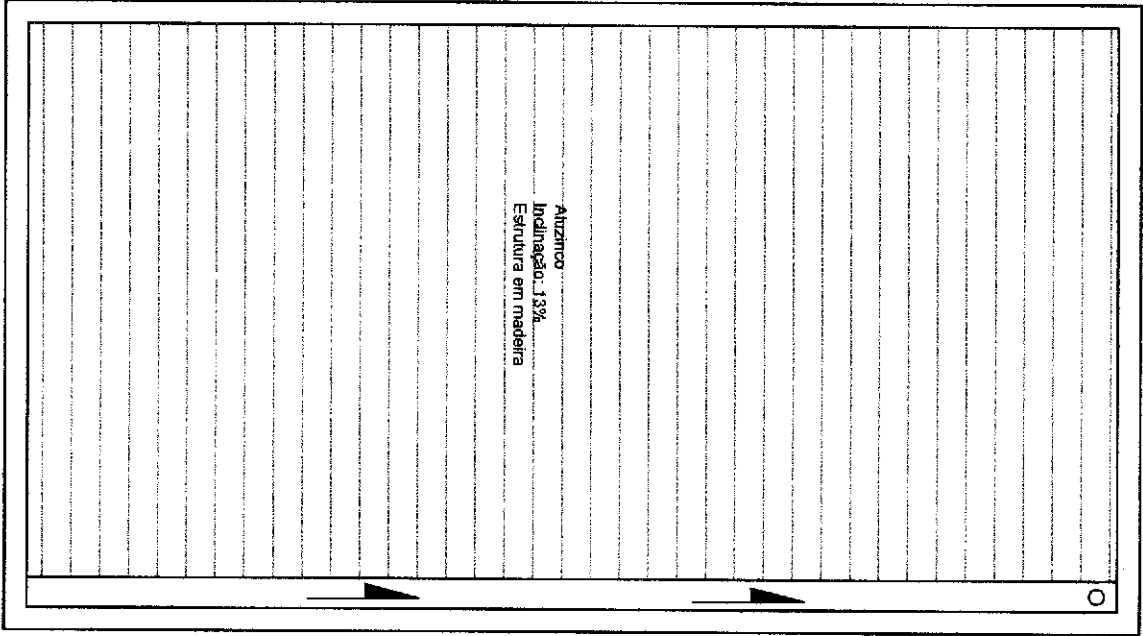

Planta Baixa - cobertura


|                                                       |  |                   |            |
|-------------------------------------------------------|--|-------------------|------------|
| Responsável pelo projeto:                             |  | Referência:       |            |
| Eng. Civil Ulisses Bergamo de Godois - COREA RS225874 |  | Arquitetônico     |            |
| Responsável pela execução:                            |  | Torre de Narração |            |
| Proprietário:                                         |  | Área total:       | Escala:    |
| Antonio José Bianchini                                |  | 37,05 m²          | 1:50       |
| Prefeitura Municipal de São José do Oito              |  | Data:             | Prancha nº |
|                                                       |  | 05/20             | 3 / 8      |

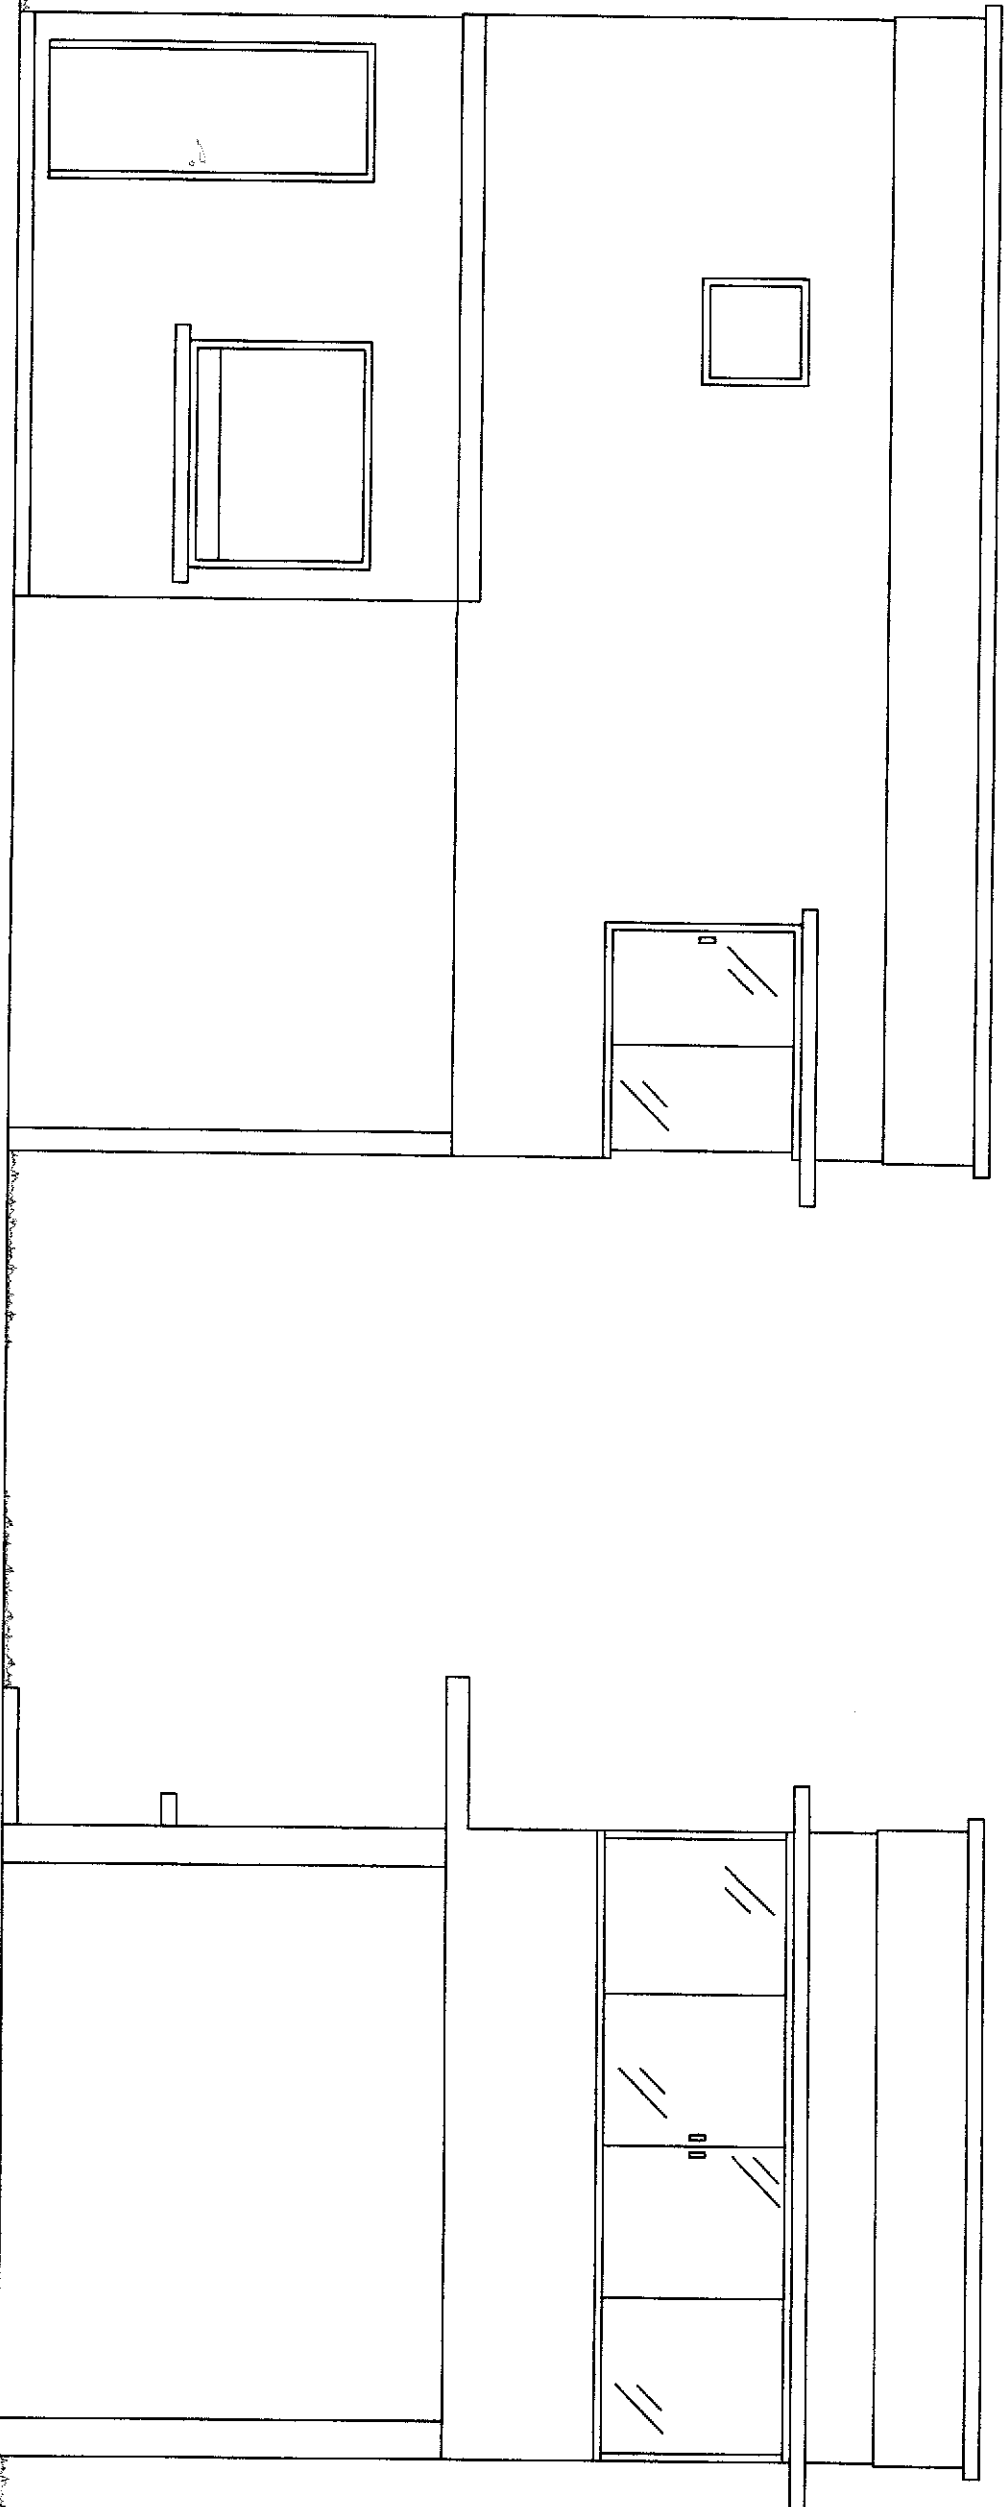

Fachada Oeste

Fachada Sul


|                                                      |  |               |            |
|------------------------------------------------------|--|---------------|------------|
| Responsável pelo projeto:                            |  | Referência:   |            |
| Eng. Civil Ulisses Bergamo de Godois / CREA RS225874 |  | Arquitetônico |            |
| Responsável pela execução:                           |  | Área total:   | Escala:    |
|                                                      |  | 37,05 m²      | 1:50       |
| Proprietário:                                        |  | Data:         | Prancha nº |
| Antonio José Bianchini                               |  | 05/20         | 4 / 8      |
| Prefeitura Municipal de São José do Ouro             |  |               |            |

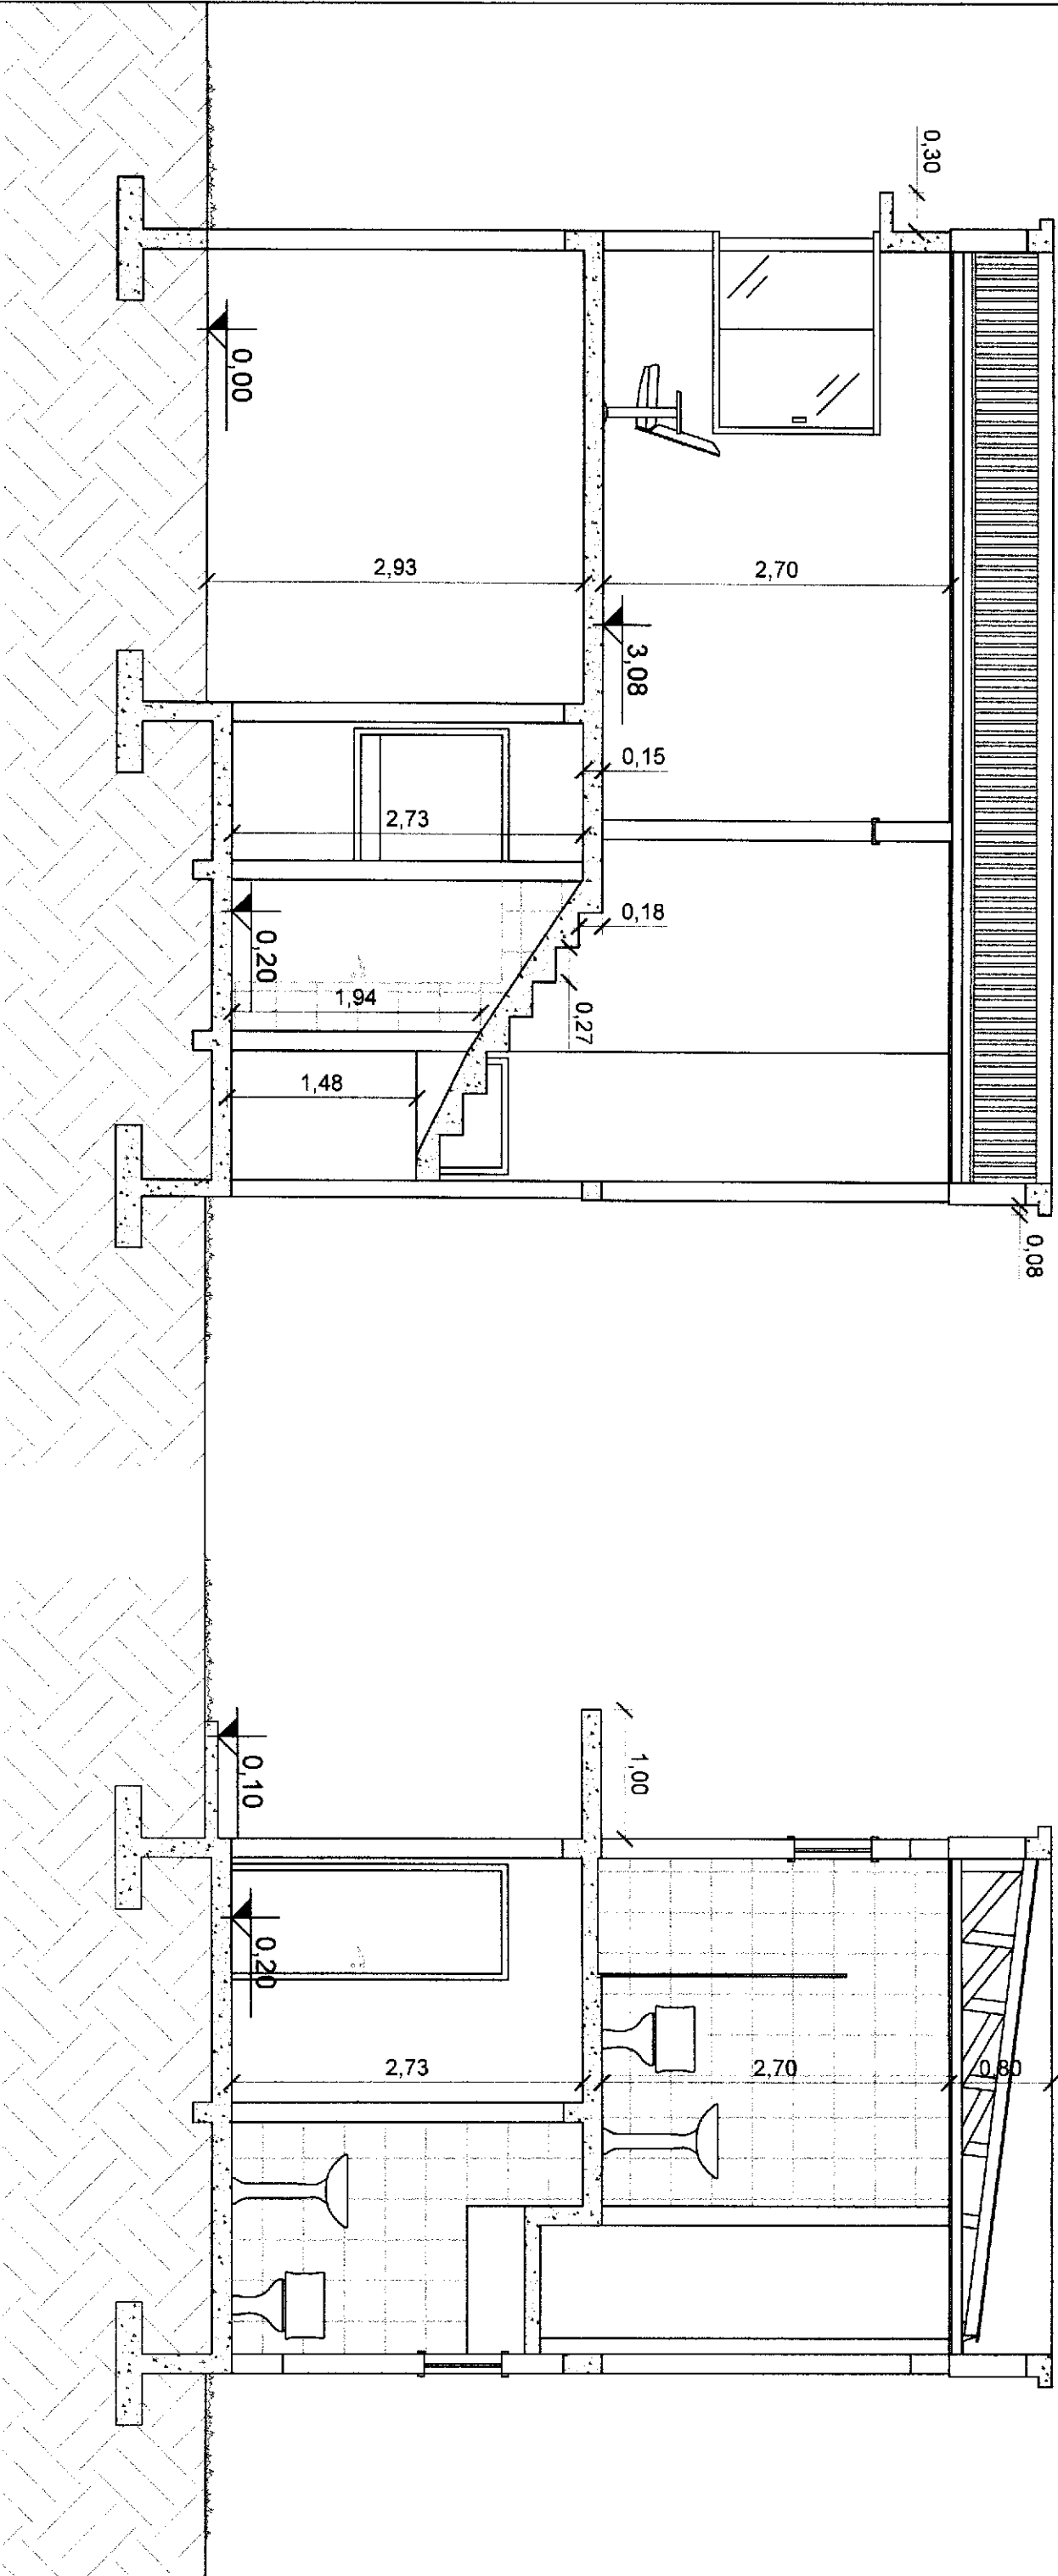

Corte AA'

Corte BB'

|                                                       |  |                   |  |
|-------------------------------------------------------|--|-------------------|--|
| Responsável pelo projeto:                             |  | Referência:       |  |
| Eng. Civil Ulisses Bergamio de Godois / CREA RS225874 |  | Arquitetônico     |  |
| Responsável pela execução:                            |  | Torre de Narração |  |
| Área total:                                           |  | Escala:           |  |
| 37,05 m²                                              |  | 1:50              |  |
| Proprietário:                                         |  | Data:             |  |
| Prefeitura Municipal de São José do Oito              |  | 05/20             |  |
| Prancha nº                                            |  | 5 / 8             |  |

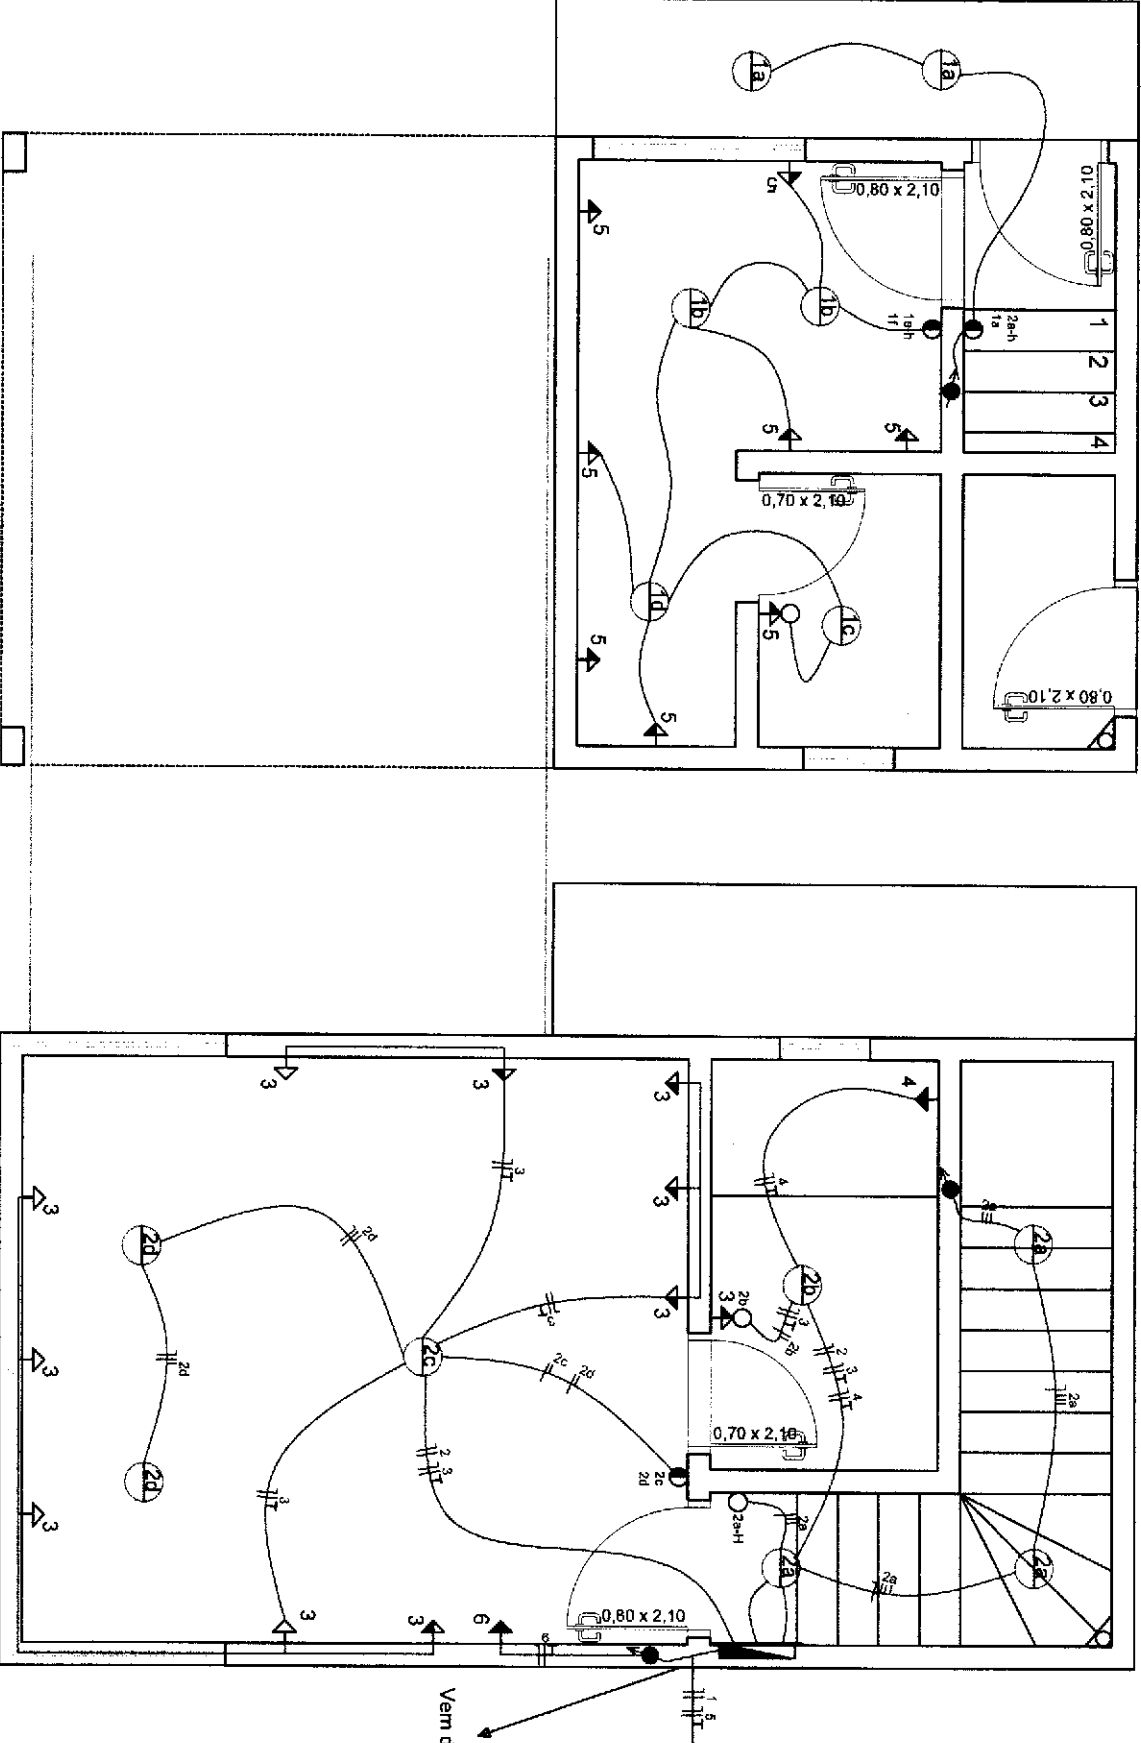

| CIRCUITO | CARGA WATTS | SEÇÃO mm² | DISJUNTOR Amperes |
|----------|-------------|-----------|-------------------|
| 1        | 600         | 1,5       | 16                |
| 2        | 700         | 1,5       | 16                |
| 3        | 1100        | 2,5       | 20                |
| 4        | 5400        | 6,0       | 32                |
| 5        | 800         | 2,5       | 20                |
| 6        | 1500        | 2,5       | 16                |


| CIRCUITO | LÂMPADAS |     | TUG |      | TUE |      |
|----------|----------|-----|-----|------|-----|------|
|          | Nº       | W   | Nº  | W    | Nº  | W    |
| 1        | 6        | 600 |     |      |     |      |
| 2        | 7        | 700 |     |      |     |      |
| 3        |          |     | 11  | 1100 |     |      |
| 4        |          |     |     |      | 1   | 5400 |
| 5        |          |     | 8   | 800  |     |      |
| 6        |          |     |     |      | 1   | 1500 |

CARGA TOTAL = 9700 WATTS


Vem do poste de iluminação do Parque

|         |                                                  |
|---------|--------------------------------------------------|
| ↳       | Tomada Baixa 30cm                                |
| ↳       | Tomada Média 120cm                               |
| ↳       | Tomada Alta 200cm                                |
| ○       | Interruptor Simples                              |
| ○       | Interruptor Intermediário                        |
| ⚡       | Quadro Geral de Luz e Força Embutido             |
| ⚡       | Campainha                                        |
| —D—     | Eletroduto Embutido na Parede ou no Teto Ø 20 mm |
| ---D--- | Eletroduto Embutido no Piso                      |
| ○       | Ponto de Luz no Teto                             |
| —pt—    | Neutro, Fase, Terra, Retorno                     |
| ⚡       | Eletroduto vertical                              |

|                                                      |                   |
|------------------------------------------------------|-------------------|
| Responsável pelo projeto:                            | Referência:       |
| Eng. Civil Ulisses Bergamo de Godois / CREA RS225874 | Elétrico          |
| Responsável pela execução:                           | Torre de Narração |
| Área total: 37,05 m²                                 | Escala: 1:50      |
| Proprietário:                                        | Data: 05/20       |
| Prefeitura Municipal de São José do Rio Preto        | Prancha nº 6 / 8  |

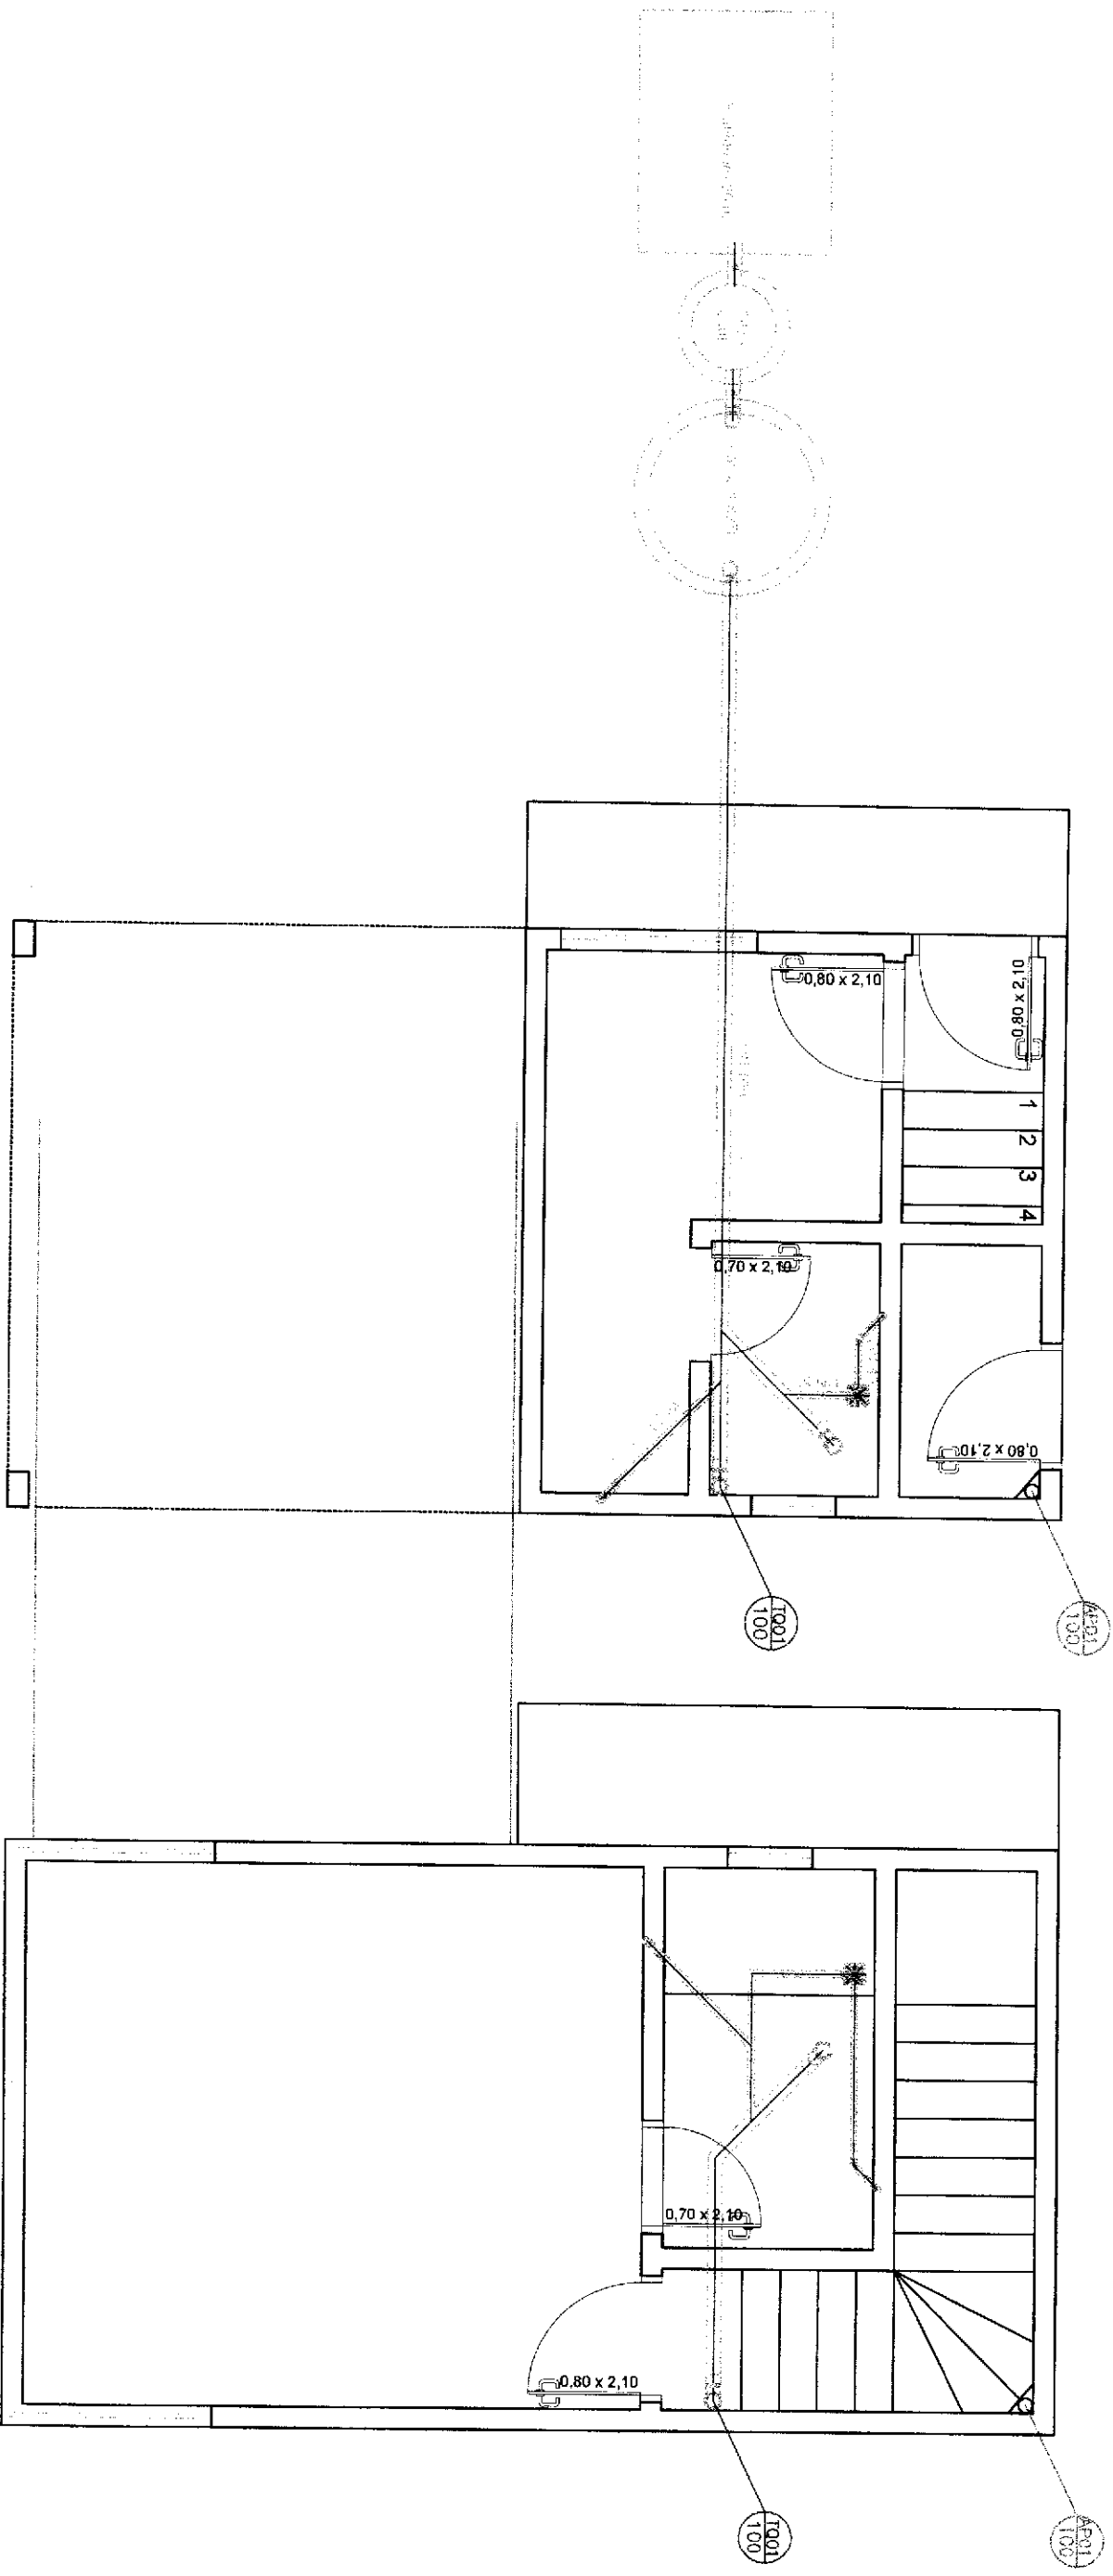

|                                                      |  |                   |         |
|------------------------------------------------------|--|-------------------|---------|
| Responsável pelo projeto:                            |  | Referência:       |         |
| Eng. Civil Ulisses Bergamo de Godard / CREA RS225874 |  | Hidrossanitário   |         |
| Responsável pela execução:                           |  | Torre de Nitração |         |
| Proprietário:                                        |  | Área total:       | Escala: |
| 37,05 m²                                             |  | 1:50              |         |
| Data:                                                |  | Prancha nº        |         |
| 05/20                                                |  | 7 / 8             |         |

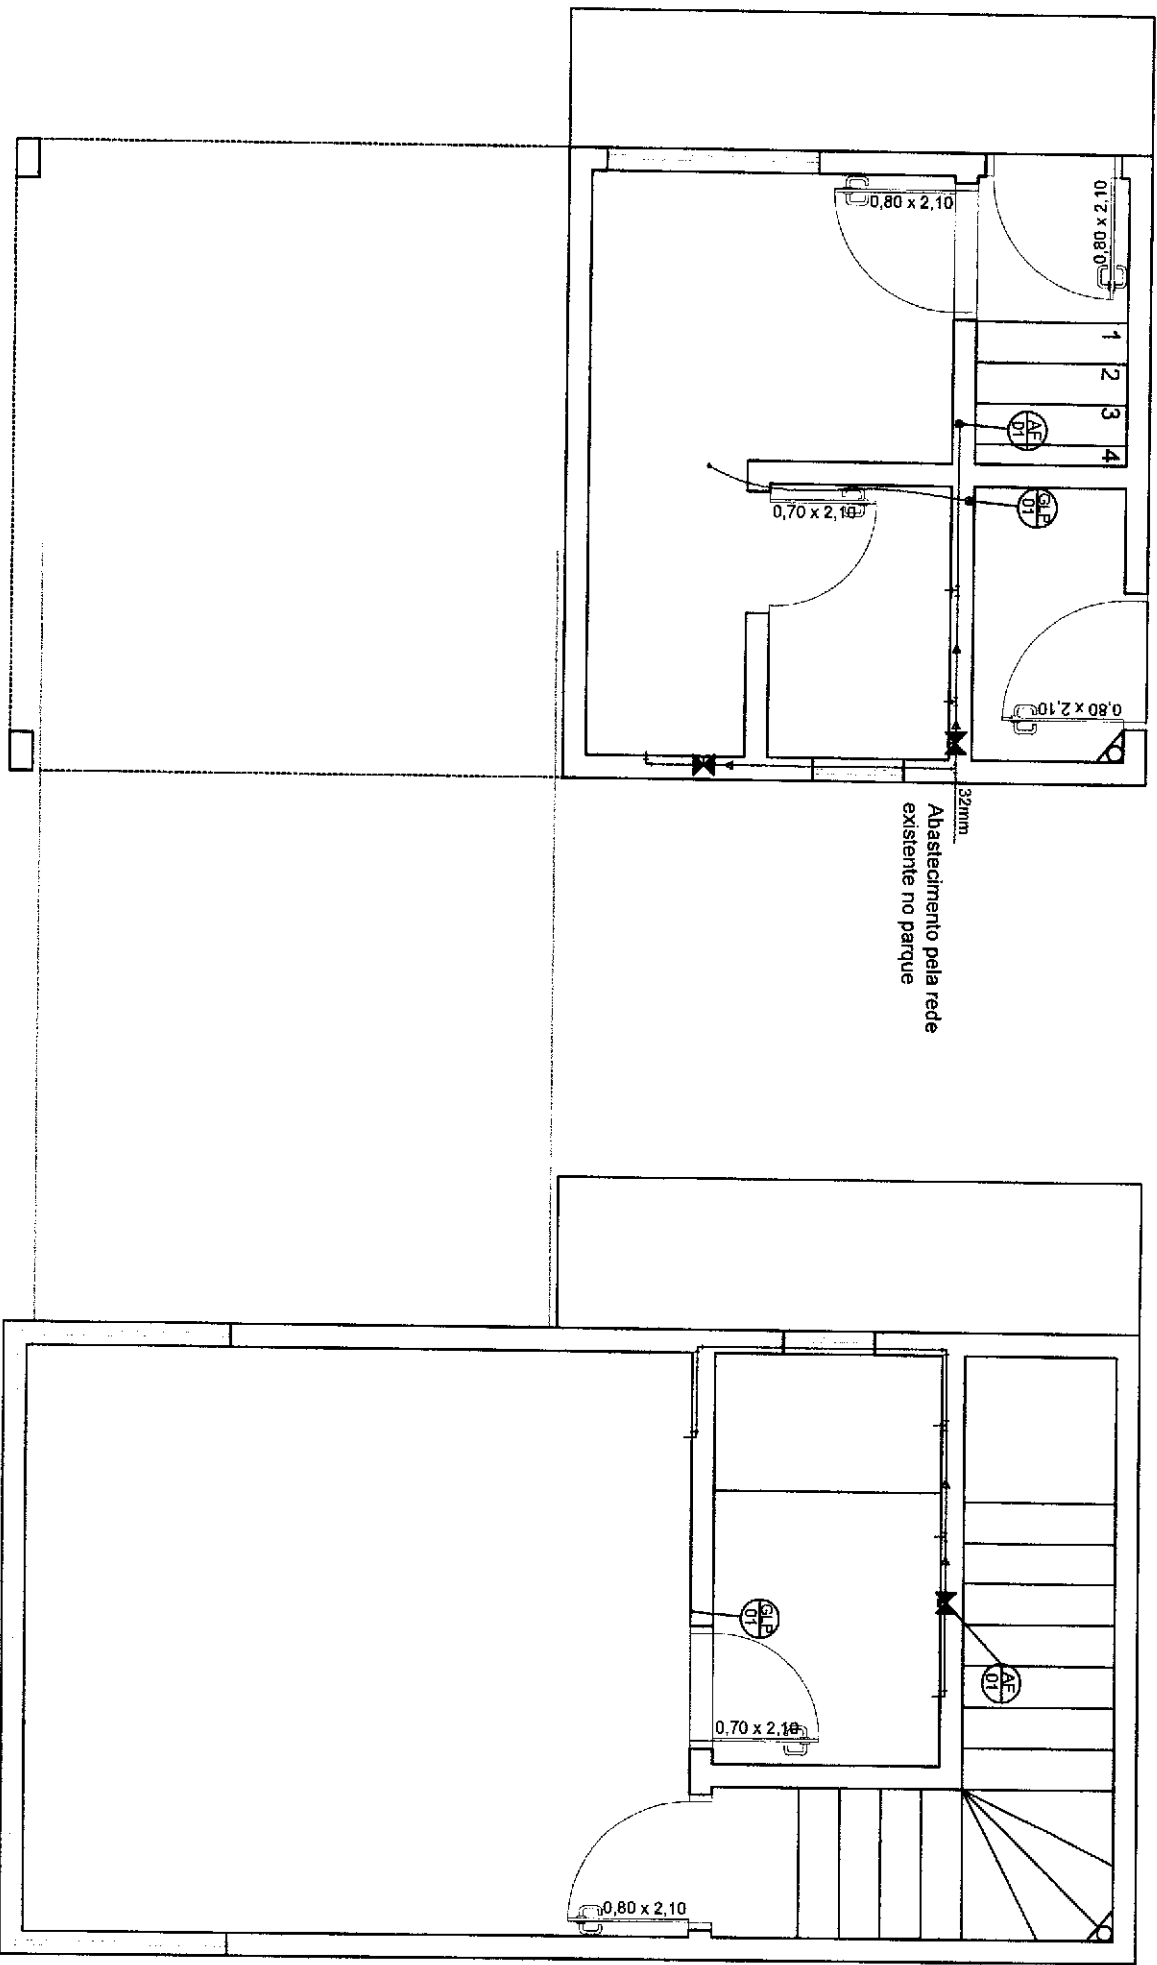

|                                                     |  |                   |            |
|-----------------------------------------------------|--|-------------------|------------|
| Responsável pelo projeto:                           |  | Referência:       |            |
| Eng. Civil Ulisses Bergamo de Godois/ CREA RS225874 |  | Hidráulico        |            |
| Responsável pela execução:                          |  | Torre de Narração |            |
| Proprietário:                                       |  | Área total:       | Escala:    |
| Antonio José Biondini                               |  | 37,05 m²          | 1:50       |
| Prefeitura Municipal de São José do Rio Preto       |  | Data:             | Prancha nº |
| 05/20                                               |  | 05/20             | 8 / 8      |