


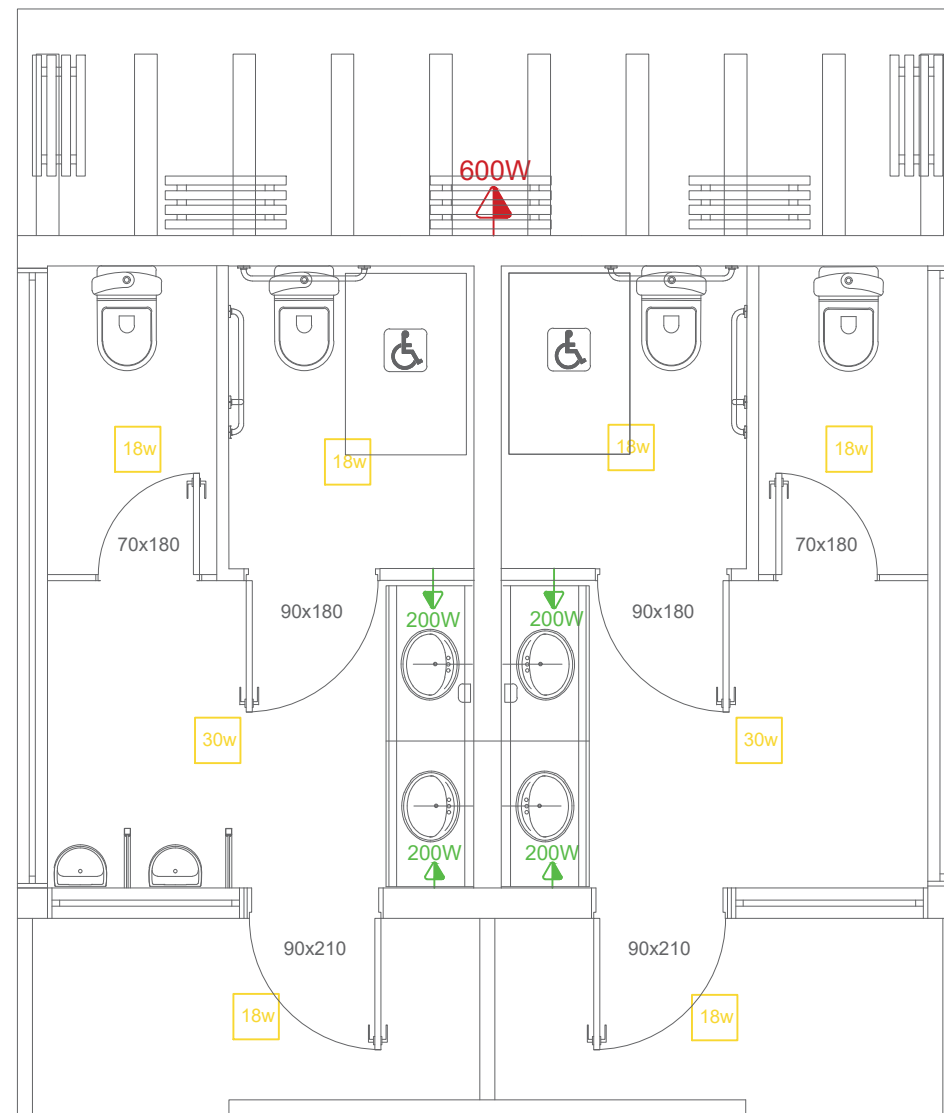

Legenda

-  Tomada média h = 1,10 m
-  Plafon de sobrepor no teto

QUADRO DE CARGAS

	CIRCUITO	DESCRIÇÃO	POTÊNCIA TOTAL (WATTS)	SEÇÃO (mm²)	DISJUNTOR (Ampère)
CD 01	01	Tomadas Geral	800w	2.5 mm²	20 A
	02	Tomadas Serviço	600w	2.5 mm²	20 A
	03	Iluminação Geral	168w	2.5 mm²	20 A
	CARGA TOTAL CD = 1568 Watts				



Anelise de Andrade
ARQUITETURA E INTERIORES

MUNICÍPIO DE SÃO JOSÉ DO OURO-RS
CNPJ: 87.613.550/0001-64

RESPONSÁVEL TÉCNICO: ARQ. ANELISE DE ANDRADE
CAU: A151052-5

PRANCHA:

04

Obra / Endereço: PROJETO ARQUITETÔNICO DE BANHEIRO PÚBLICO (Praça Honório Corso)
Avenida Mal. Floriano, Centro, São José do Ouro-RS

Assunto:

Planta Baixa Hidráulica e
Hidrossanitária

Escala:
1/50

Data:
27/05/2021

CLIENTE: Município de São José do Ouro-RS

ÁREA: 36,17M²

ALTERAÇÕES:

PROJETO: ANELISE DE ANDRADE CAU: A151052-5
R. JOÃO LUNARDI, 668, CENTRO - CEP 99870-000 - SÃO JOSÉ DO OURO-RS - TEL/CEL: (54) 999608199