


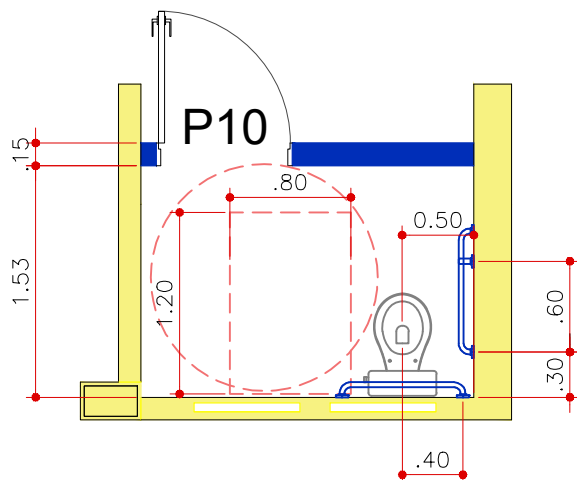


Planta baixa

Válvula de descarga: altura máxima 1m e, se possível, com alavanca de acionamento automático.

Papeleira: altura entre 50 e 60cm a partir do piso e a 15cm a partir da ponta frontal da bacia.

Barra com no mínimo 80cm.

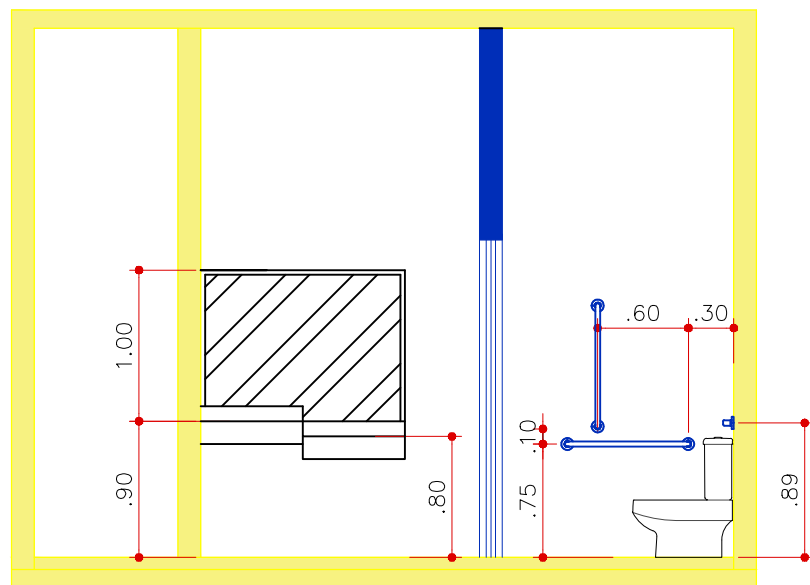

Elevação

Obra / Endereço:

Projeto Arquitetônico
Reforma de interiores
São José do Ouro-RS

CLIENTE:

Município de São José
do Ouro-RS

Assunto: Detalhamento banheiro
PCD

ÁREA: 10,25m²

DATA: 27/09/2021

Escala:
1:75

Prancha:

10

Cliente:

Município de São José
do Ouro-RS

CNPJ: 87.613.550/0001-64

Responsável técnico:

Anelise de Andrade

CAU: A151052-5



Anelise de Andrade
ARQUITETURA E INTERIORES