




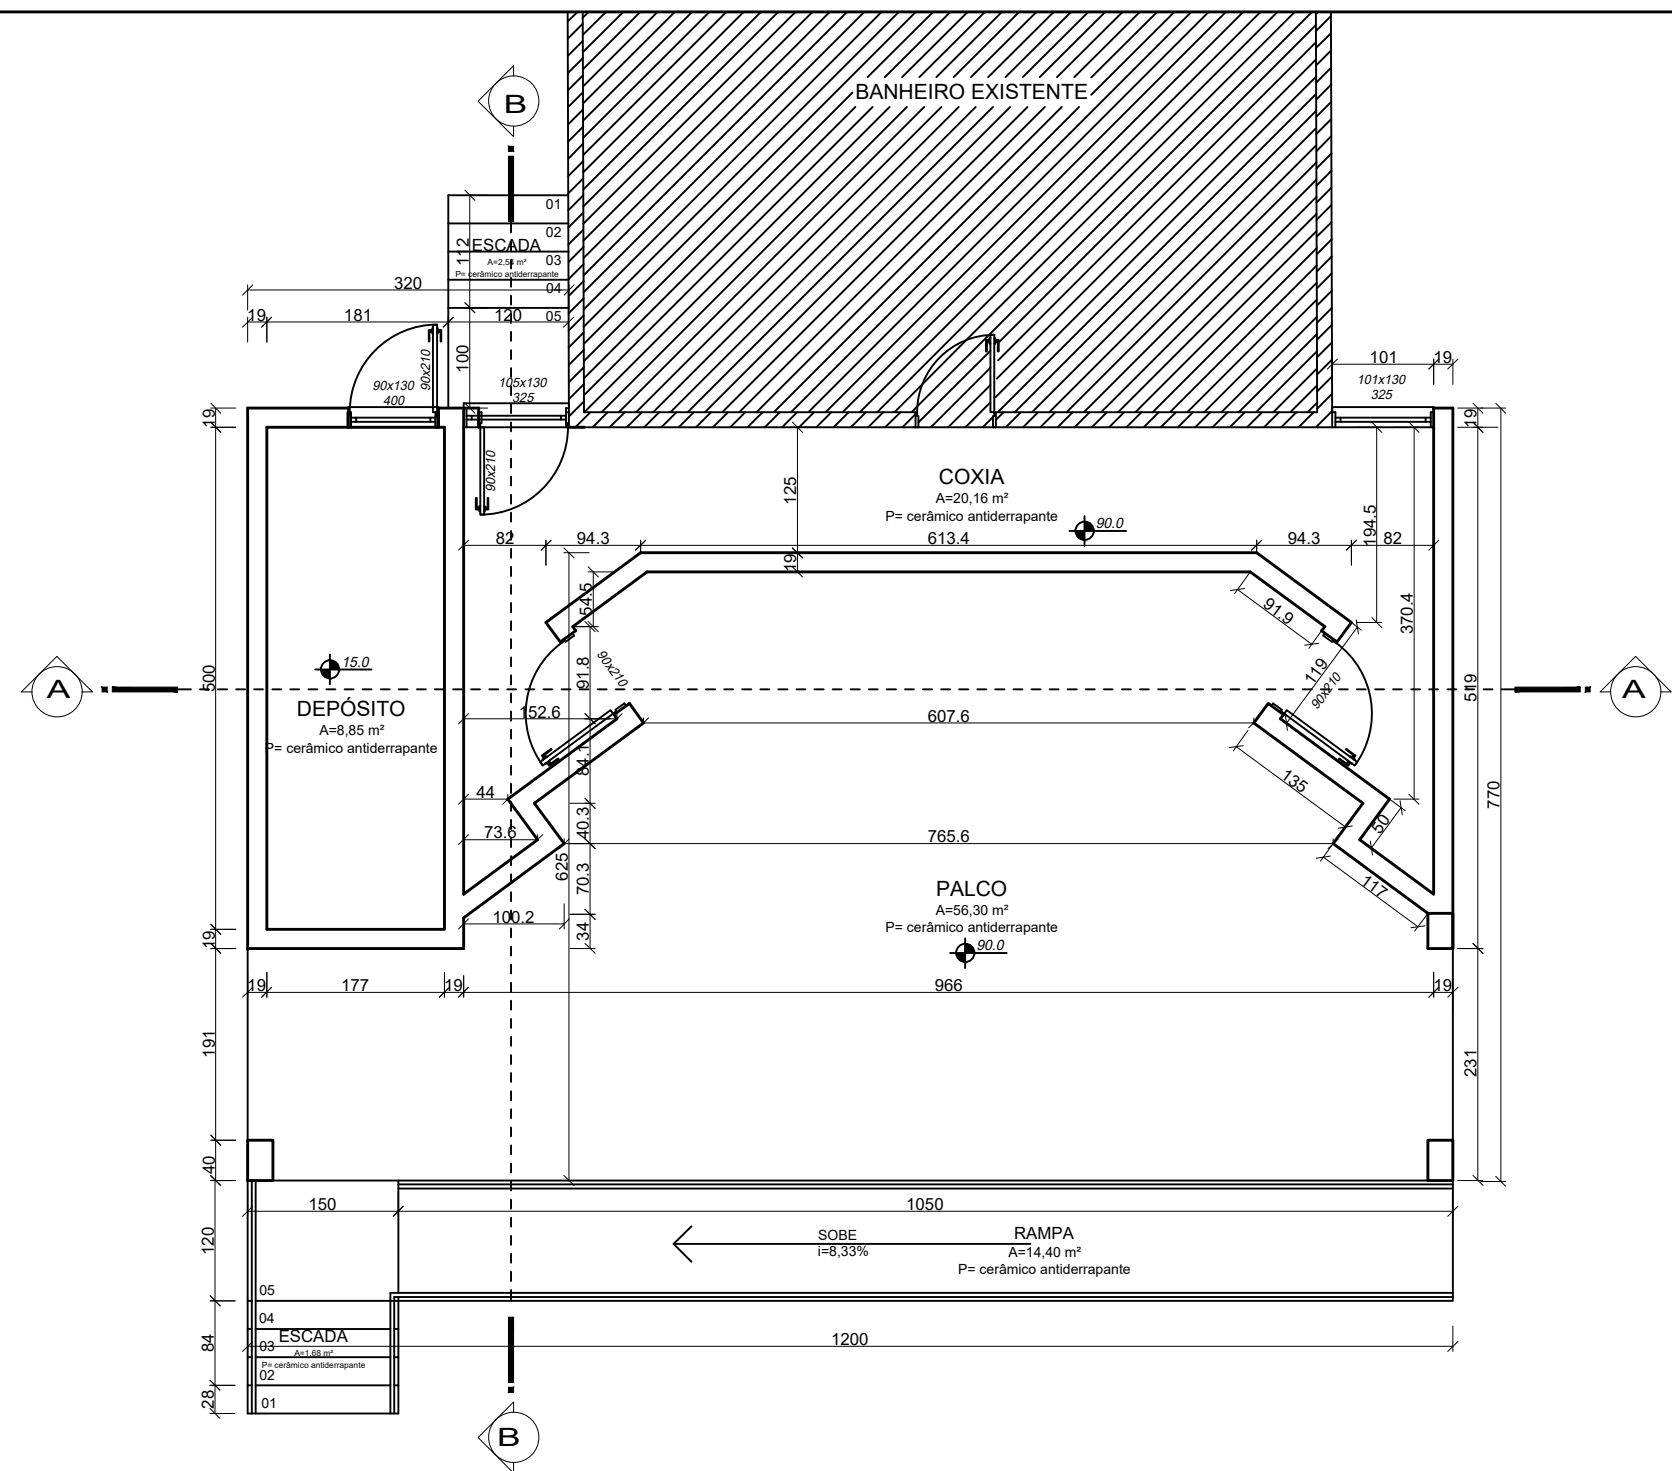


Planta Baixa
Área Palco: 91,80m²
Área Palco + acessos: 109,25m²
Esc.: 1/75

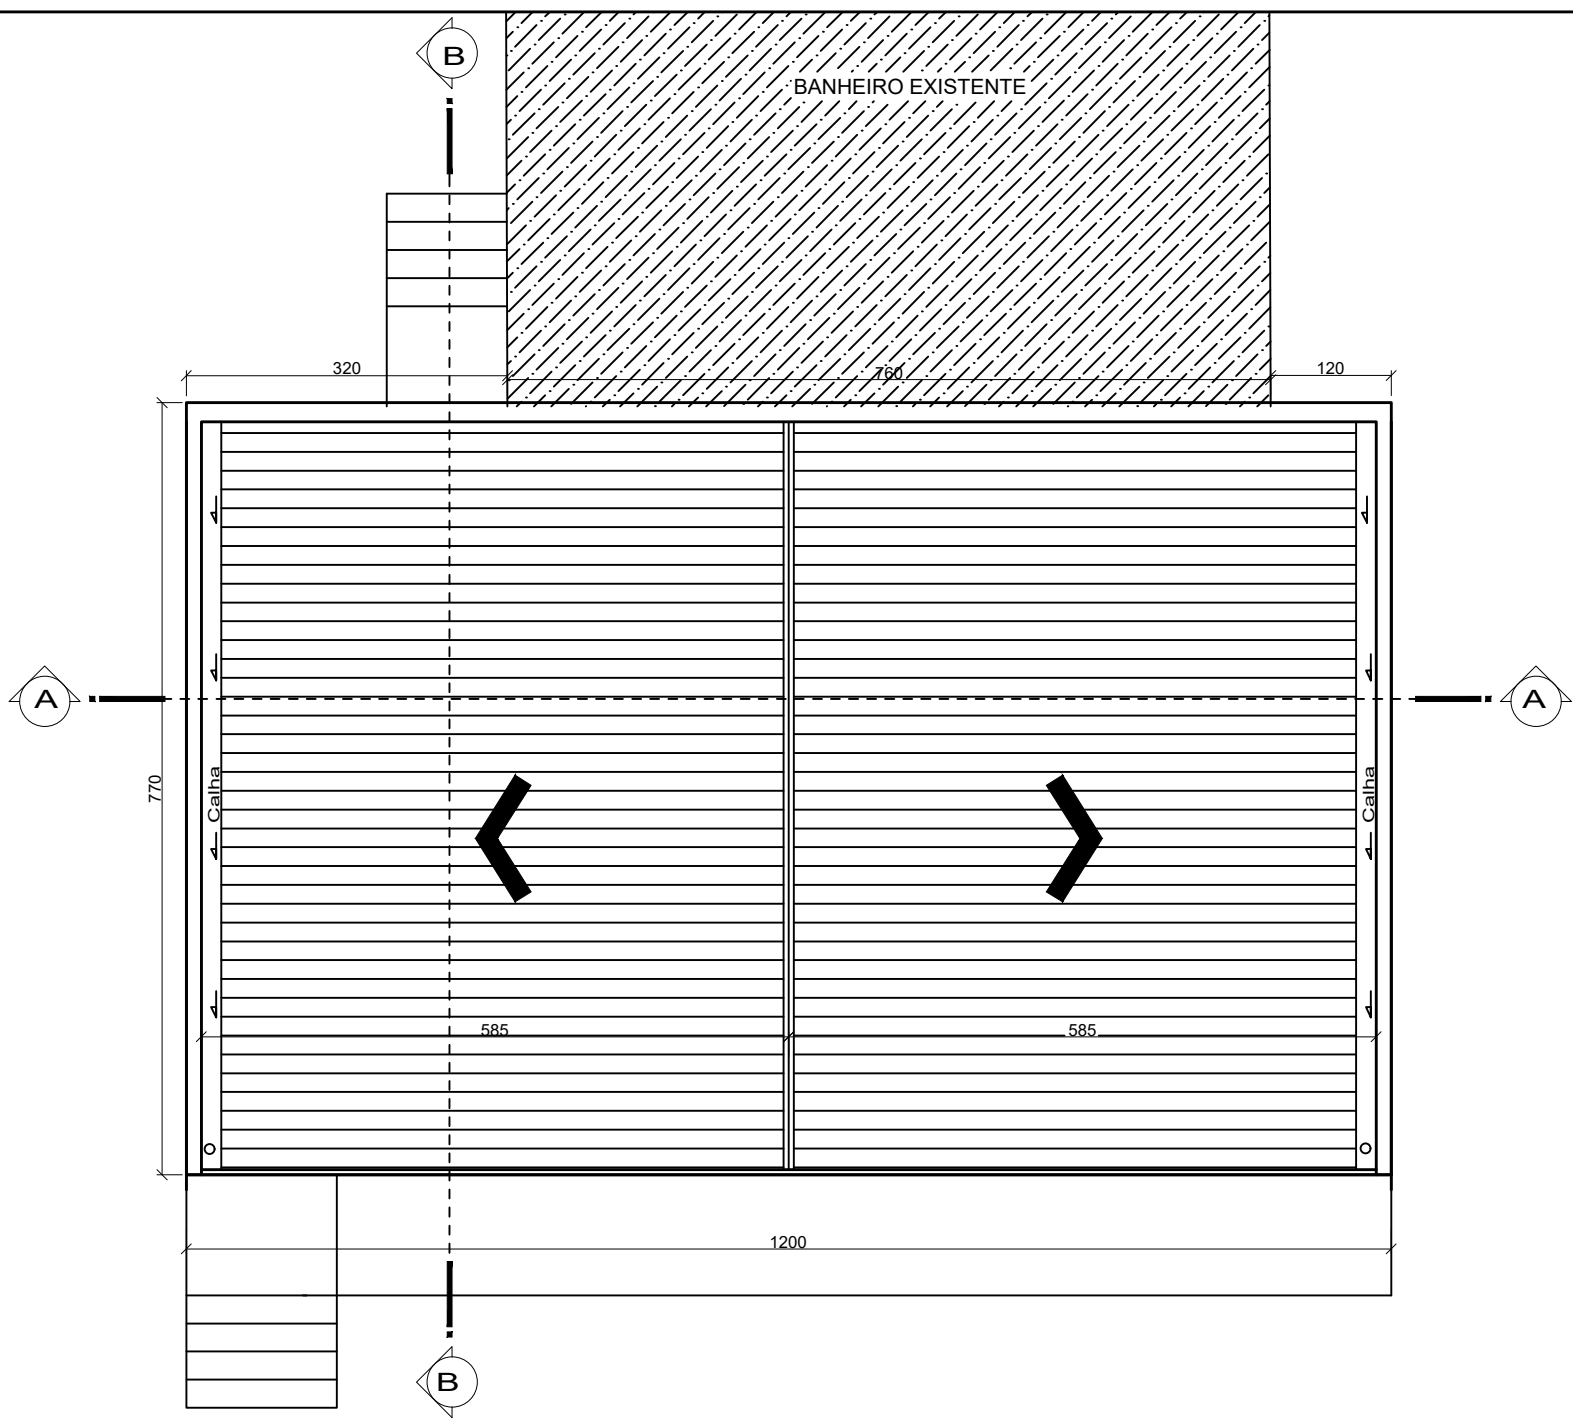

Planta de Cobertura
Escala: 1/75

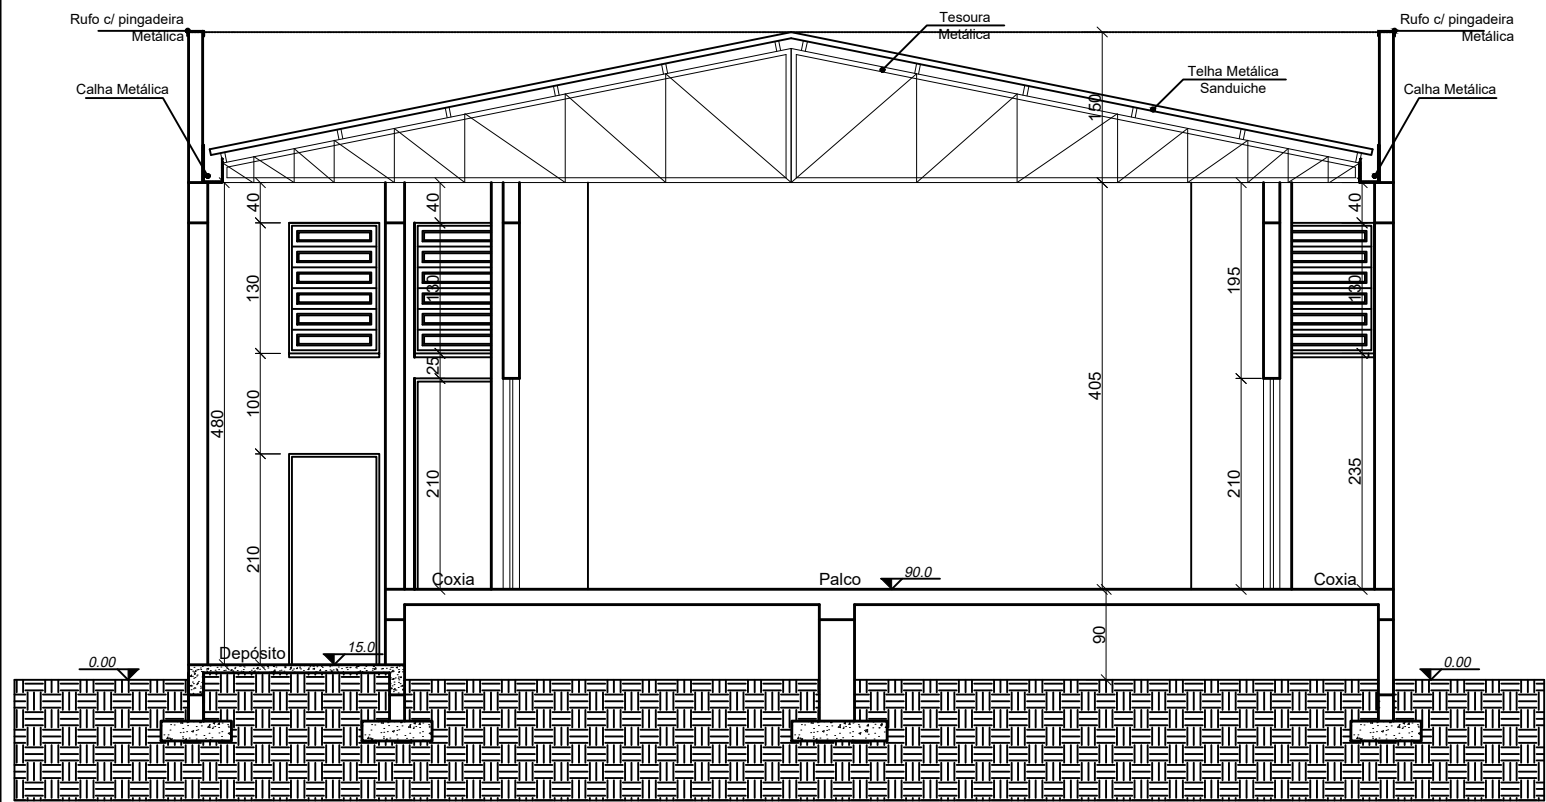


Corte AA
Escala: 1/75

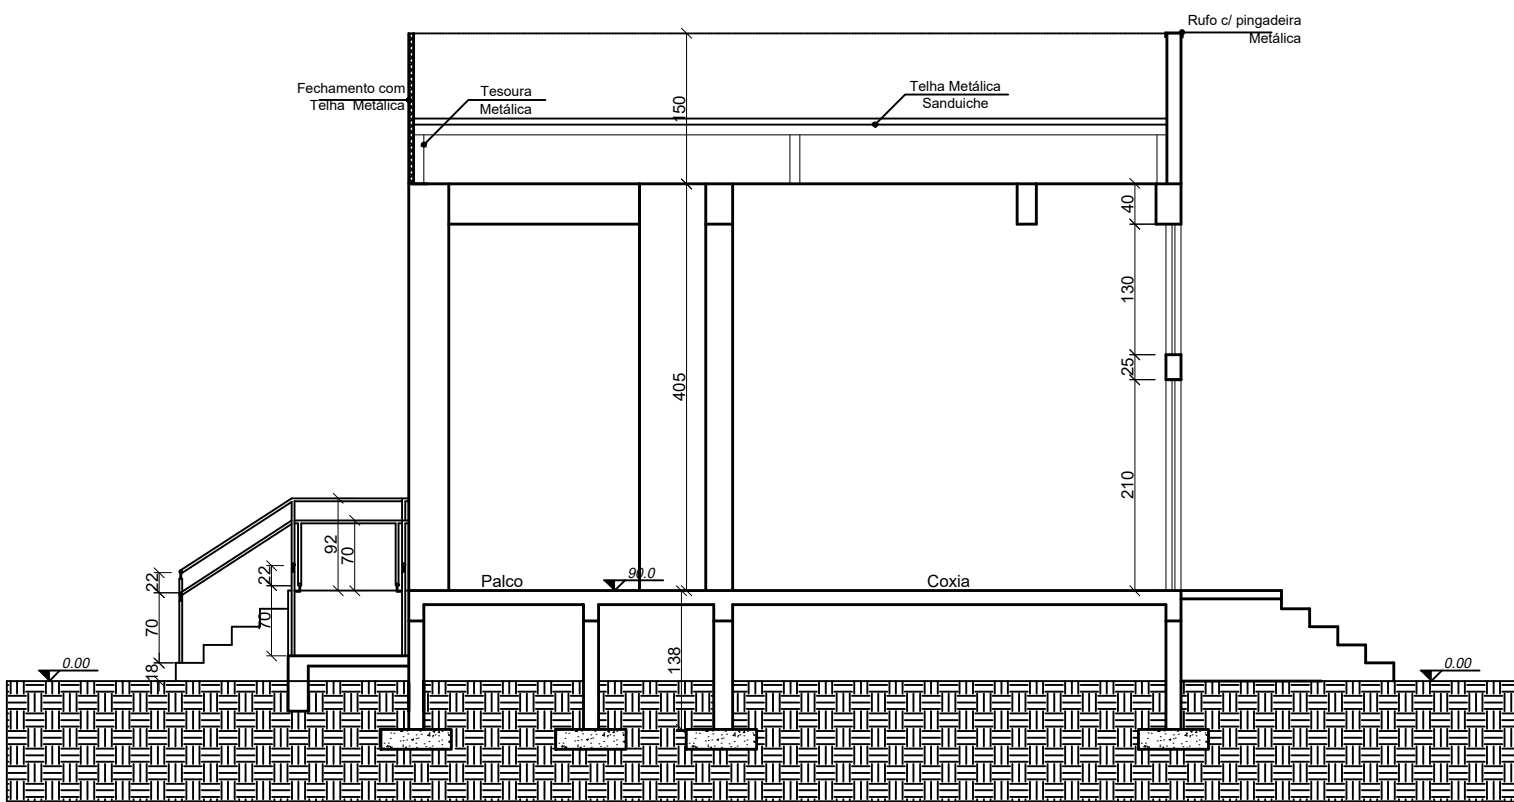

Corte BB
Escala: 1/75

OBRA:				
PALCO MUNICIPAL				
LOCAL:		109,25M²		PLANTA BAIXA
PRAÇA ANTONIO BOS FILHO/ SÃO JOSÉ DO OURO-RS				PLANTA DE COBERTURA
	PROPRIETÁRIO:	DATA:		DESENHO:
	_____	ABRIL /2022		CARLA
	MUNICÍPIO DE SÃO JOSÉ DO OURO-RS			
	RESPONSÁVEL TÉCNICO PROJETO:	ESCALA:		FRANCHA:
	_____	INDICADA		01
	ENG. CIVIL CARLA RAGNINI - CREA 137639-6			

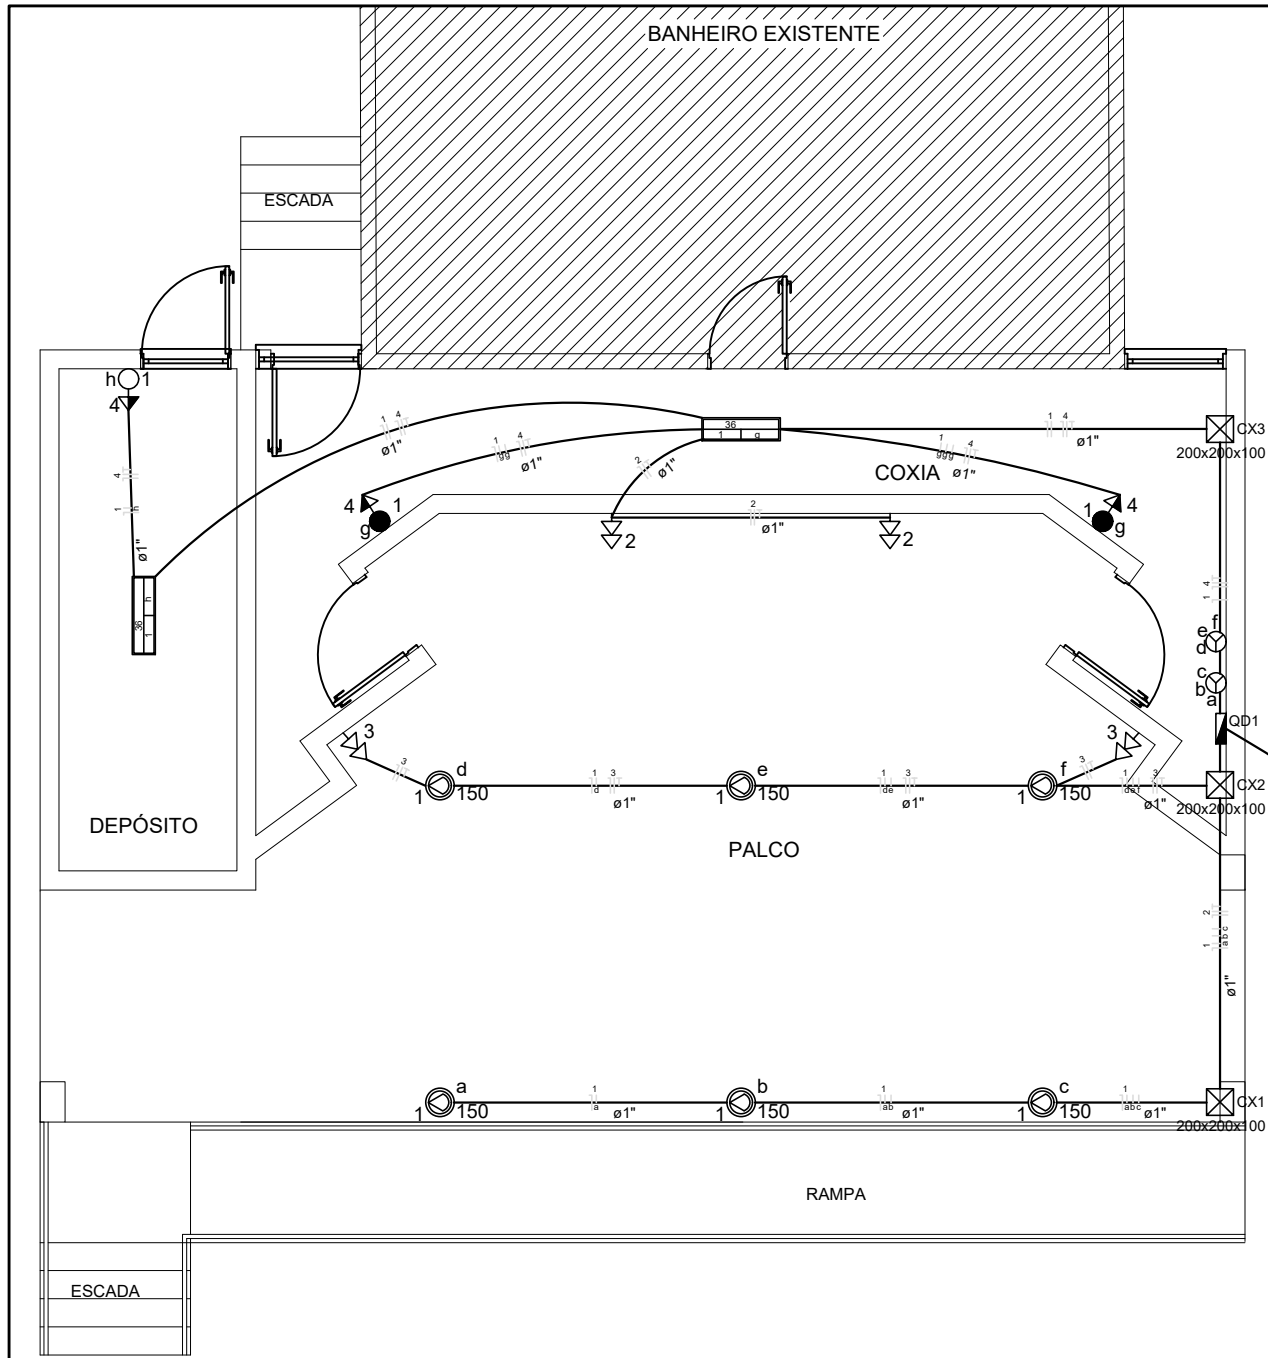


Projeto Elétrico


Quadro de Cargas (QD1)					
Circuito	Descrição	Pot. total. (W)	Fases	Seção (mm ²)	Disj (A)
1	Iluminação	972	S	2,5	16,0
2	Tomadas	6.000	RST	6,0	25,0
3	Tomadas	6.000	RST	6,0	25,0
4	Tomadas	2.400	T	6,0	20,0
TOTAL		15.372	RST	10,0	32,0

Legenda	
	Caixa de passagem de sobrepor no teto 20x20 cm
	Interruptor simples 1 tecla - 1,10m do piso
	Interruptor simples 3 teclas - 1,10m do piso
	Interruptor simples 1 tecla paralelo - 1,10m do piso
	Tomada dupla - 0,30m do piso
	Tomada simples - 1,10m do piso
	Quadro de distribuição - embutir a 1,50m do piso
	Luminária tubular de led 36w - 3.500 Lumens (mínimo)
	Refletor de led 150W - 12.600 Lumens (mínimo) Branco quente 3000K

Vem da Rede Existente
#10mm²
Ø1" 3

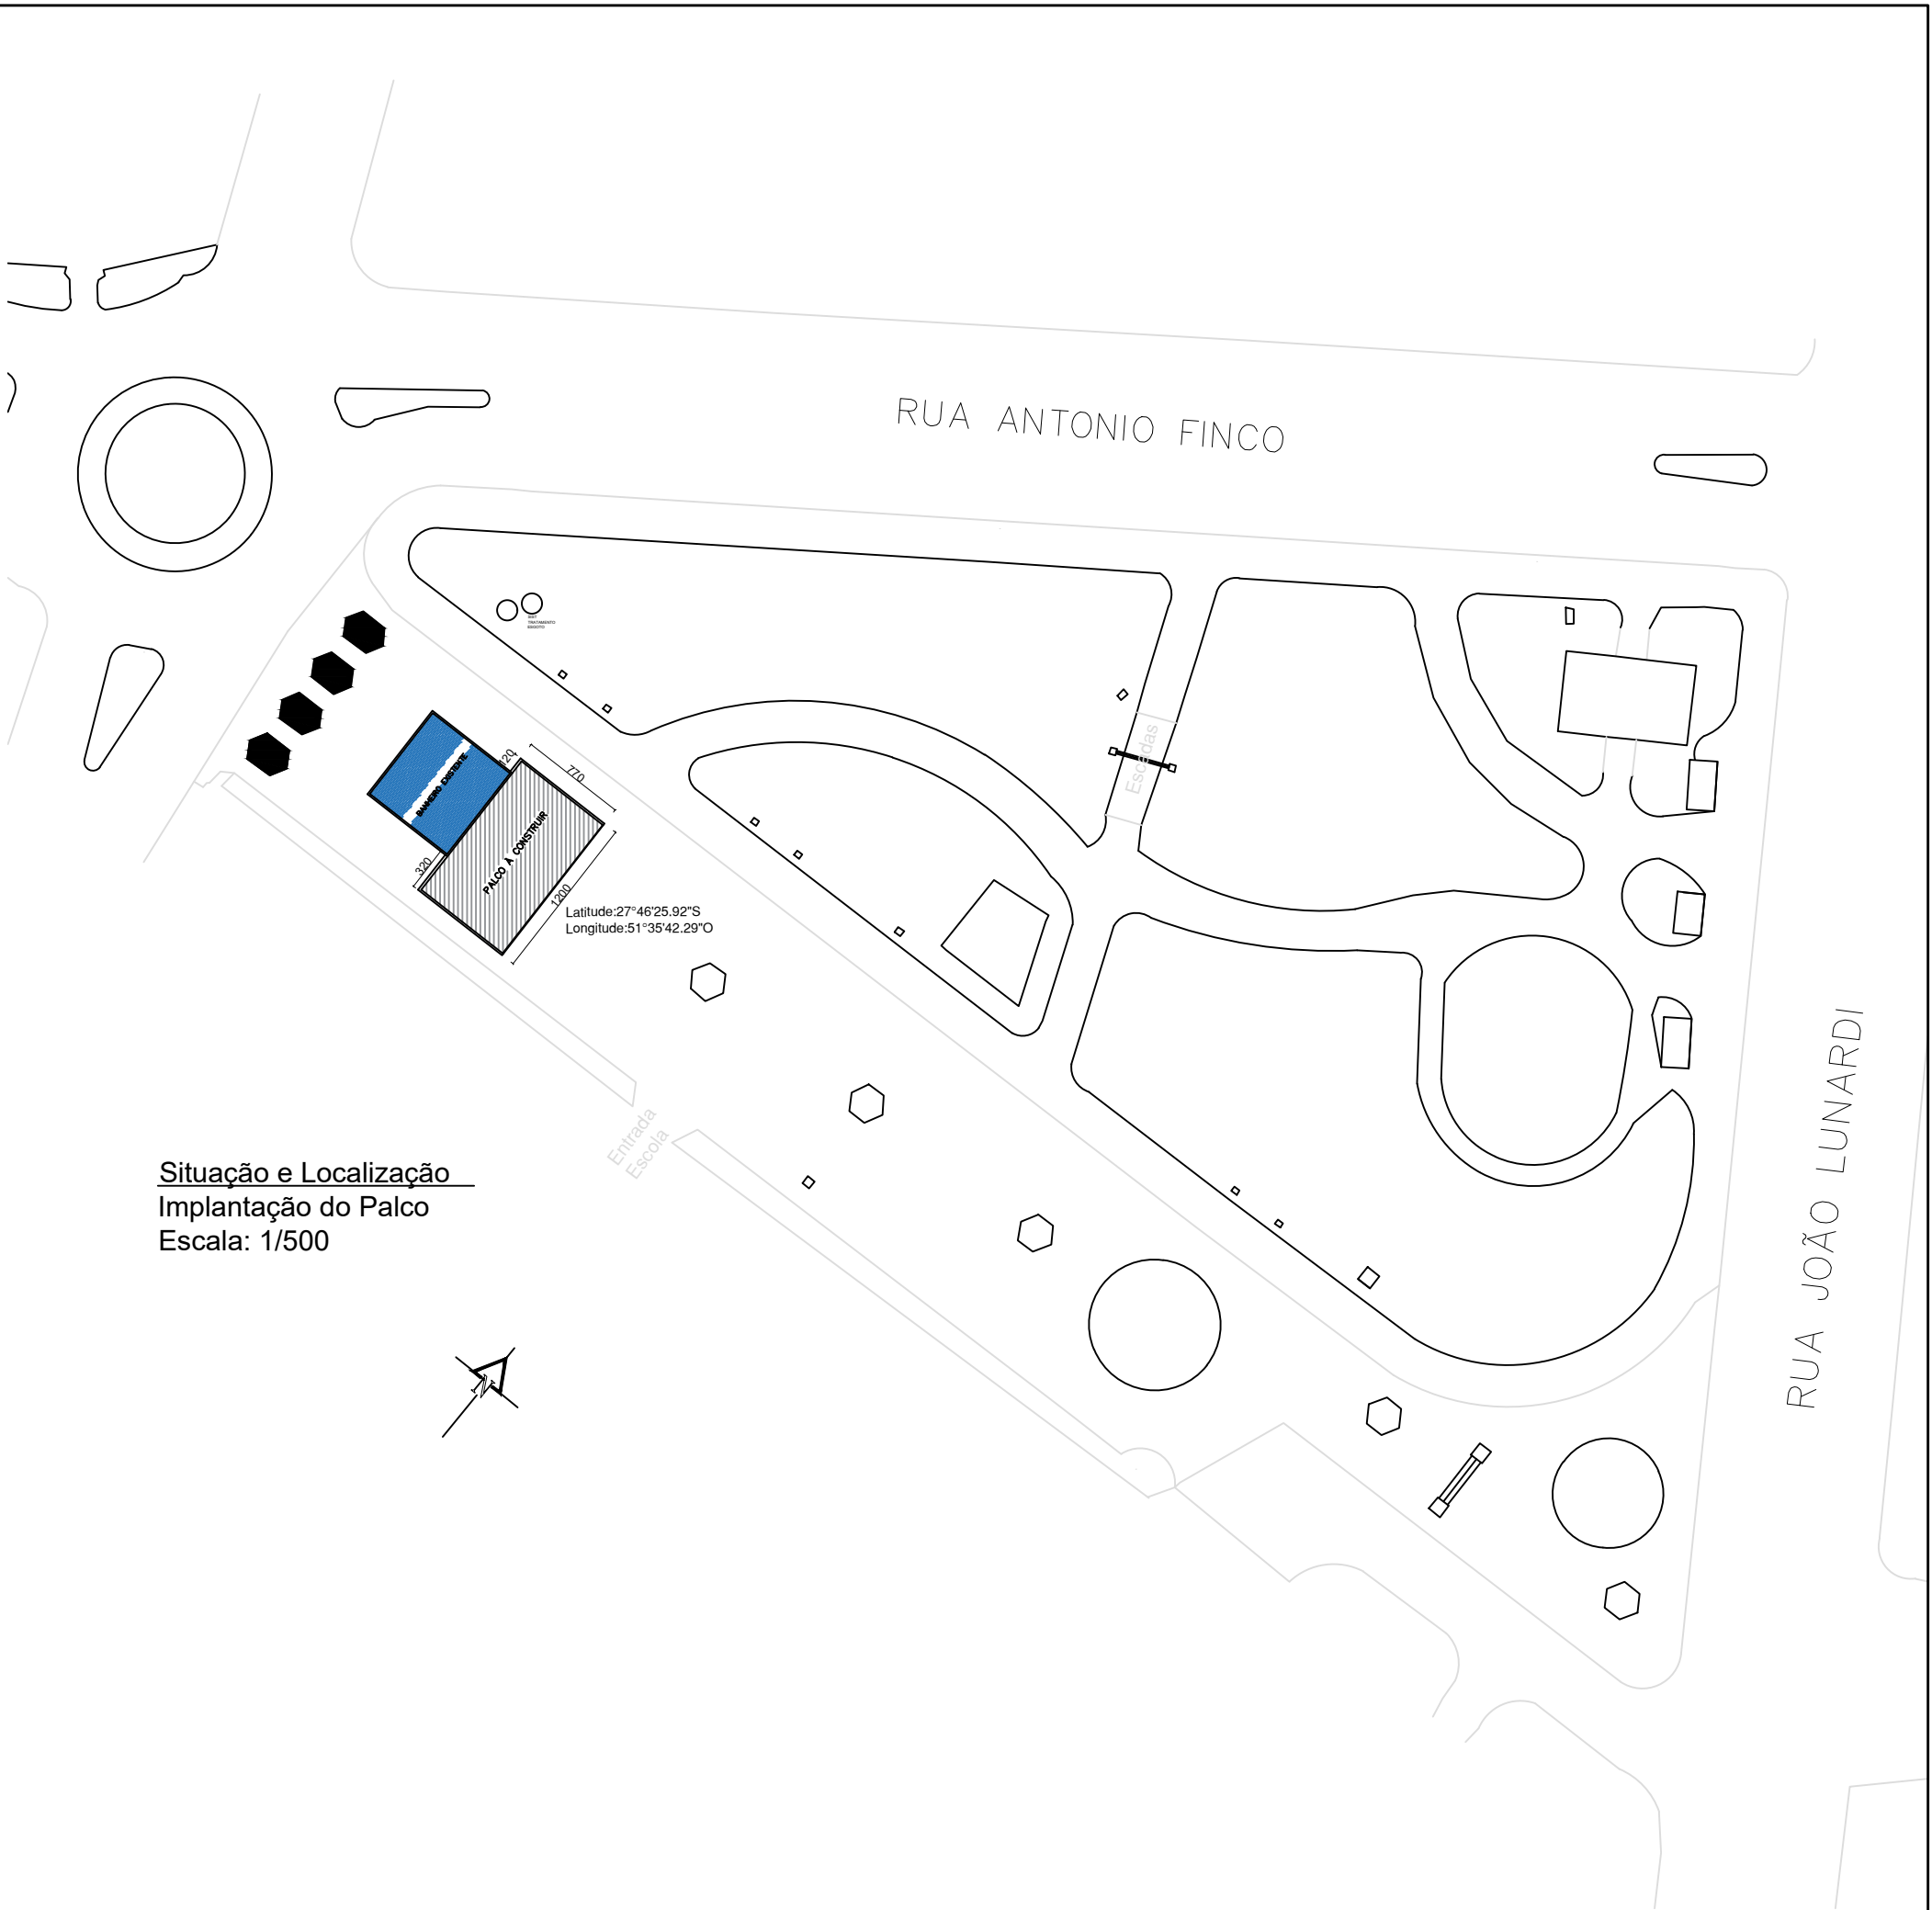

Situação e Localização
Implantação do Palco
Escala: 1/500

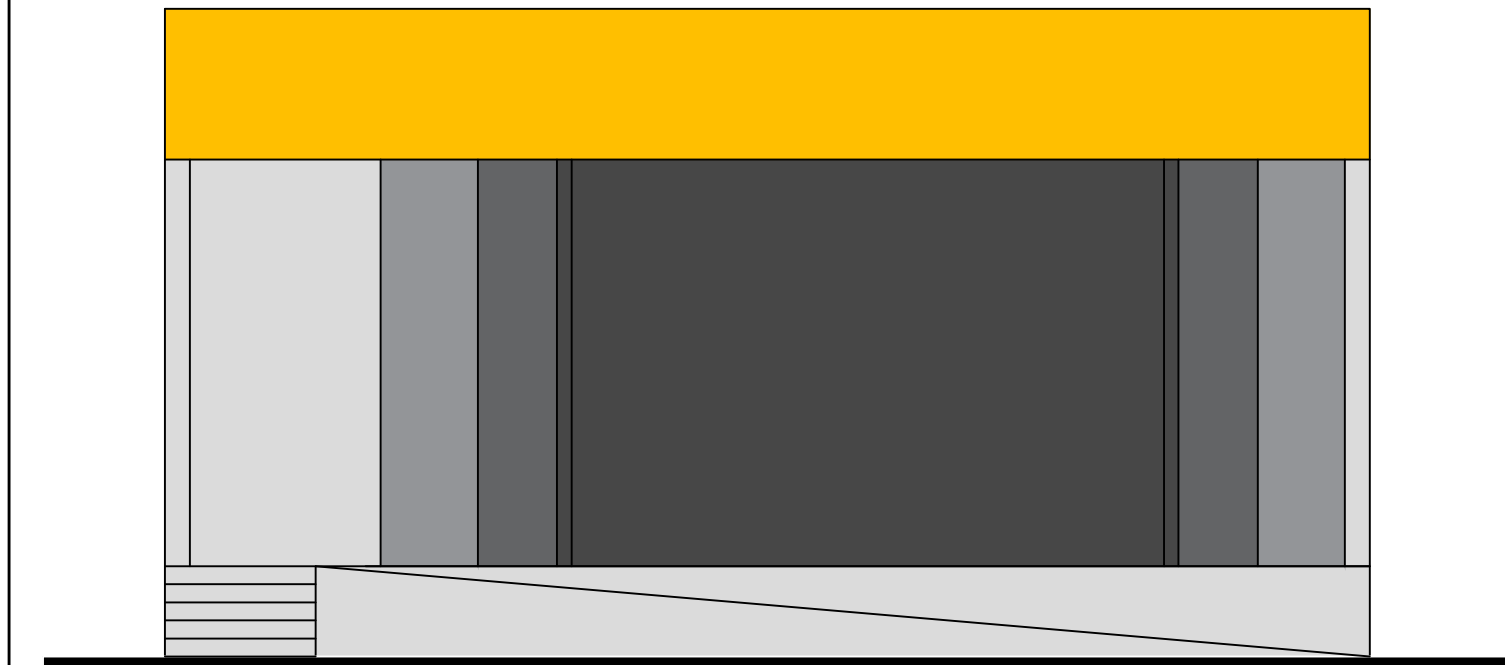

Fachada Frontal
Escala: 1/75

OBRA: PALCO MUNICIPAL			
LOCAL: PRAÇA ANTONIO BOS FILHO/ SÃO JOSÉ DO OURO-RS	109,25M ²	PLANTA BAIXA ELÉTRICA	DESENHO: CARLA
PROPRIETÁRIO: MUNICÍPIO DE SÃO JOSÉ DO OURO-RS	DATA: ABRIL /2022	PLANTA DE SITUAÇÃO E LOCALIZAÇÃO	PRANCHA: 02
RESPONSÁVEL TÉCNICO PROJETO: ENG. CIVIL CARLA RAGNINI - CREA 137639-6	ESCALA: INDICADA	FACHADA	