
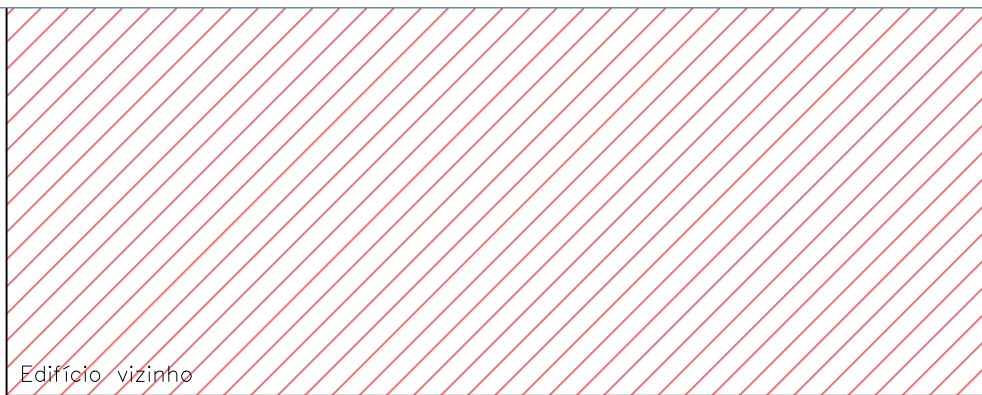
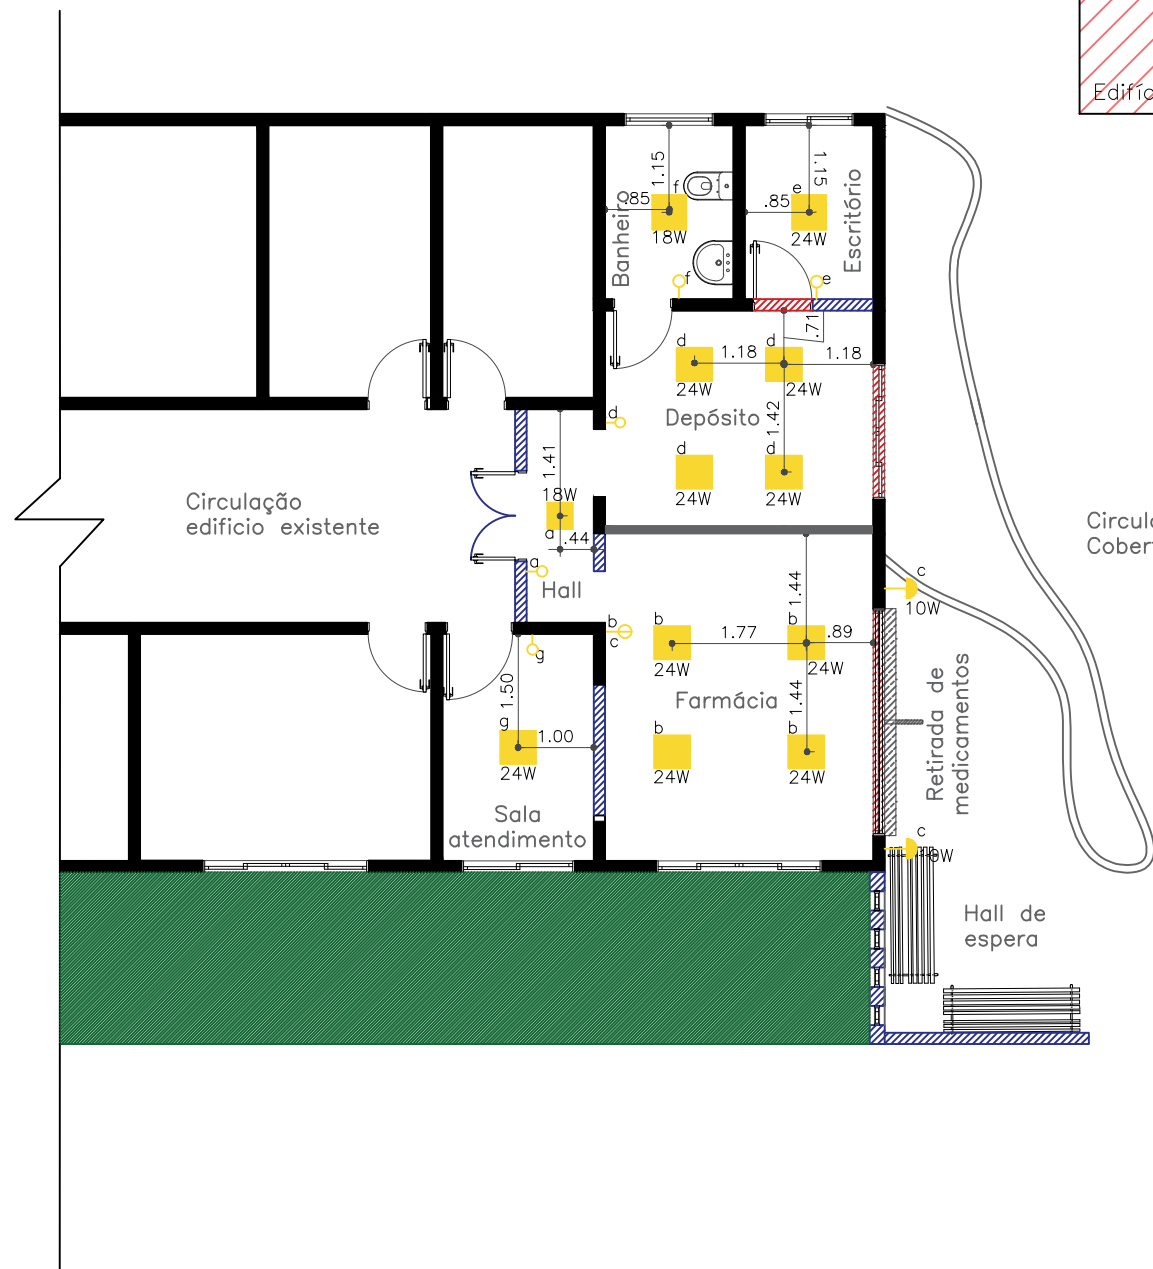


QUADRO DE CARGAS				
CIRCUITO	DESCRIÇÃO	POTÊNCIA TOTAL (WATTS)	SEÇÃO (mm²)	DISJUNTOR (Ampère)
CD	01 Tomadas Gerais	2.200w	2,5 mm²	20 A
	02 Iluminação Geral	306w	2,5 mm²	20 A
	03 Ar-Condicionado	2800w	10 mm²	32 A
CARGA TOTAL CD = 5.286Watts				

Legenda

- Tomada Alta h = 2,20 m
- Tomada Baixa h = 0,30 m
- Tomada média h = 1,10 m
- Interruptor paralelo 1 tecla - 1,10m do piso
- Interruptor simples 1 tecla - 1,10m do piso

- Plafon no teto
- Lâmpada Arandela de parede

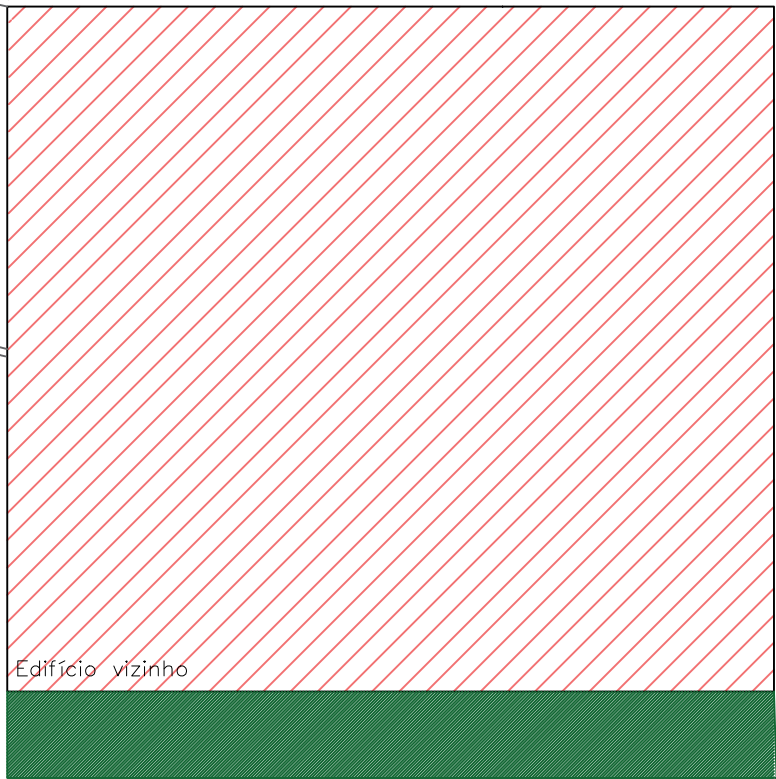

Anelise de Andrade

ARQUITETURA E INTERIORES

CLIENTE: Município de São José do Ouro-RS
CNPJ: 87.613.550/0001-64

RESPONSÁVEL TÉCNICO: ARQ. ANELISE DE ANDRADE
CAU: A151052-5

PRANCHA:

05

Obra / Endereço: PROJETO ARQUITETÔNICO DE REFORMA DE INTERIORES E FACHADA
Avenida José Gelain, bairro Centro, São José do Ouro-RS.

Assunto:

PLANTA BAIXA PONTOS
ELÉTRICOS (LUMINOTÉCNICA)

Escala:
1:100

Data:

26/05/2022

CLIENTE: Município de São José do Ouro-RS

ÁREA: 104,90m²

ALTERAÇÕES:

PROJETO: ANELISE DE ANDRADE CAU: A151052-5
R. JOÃO LUNARDI, 668, CENTRO - CEP 99870-000 - SÃO JOSÉ DO OURO-RS - TEL/CEL: (54) 999608199