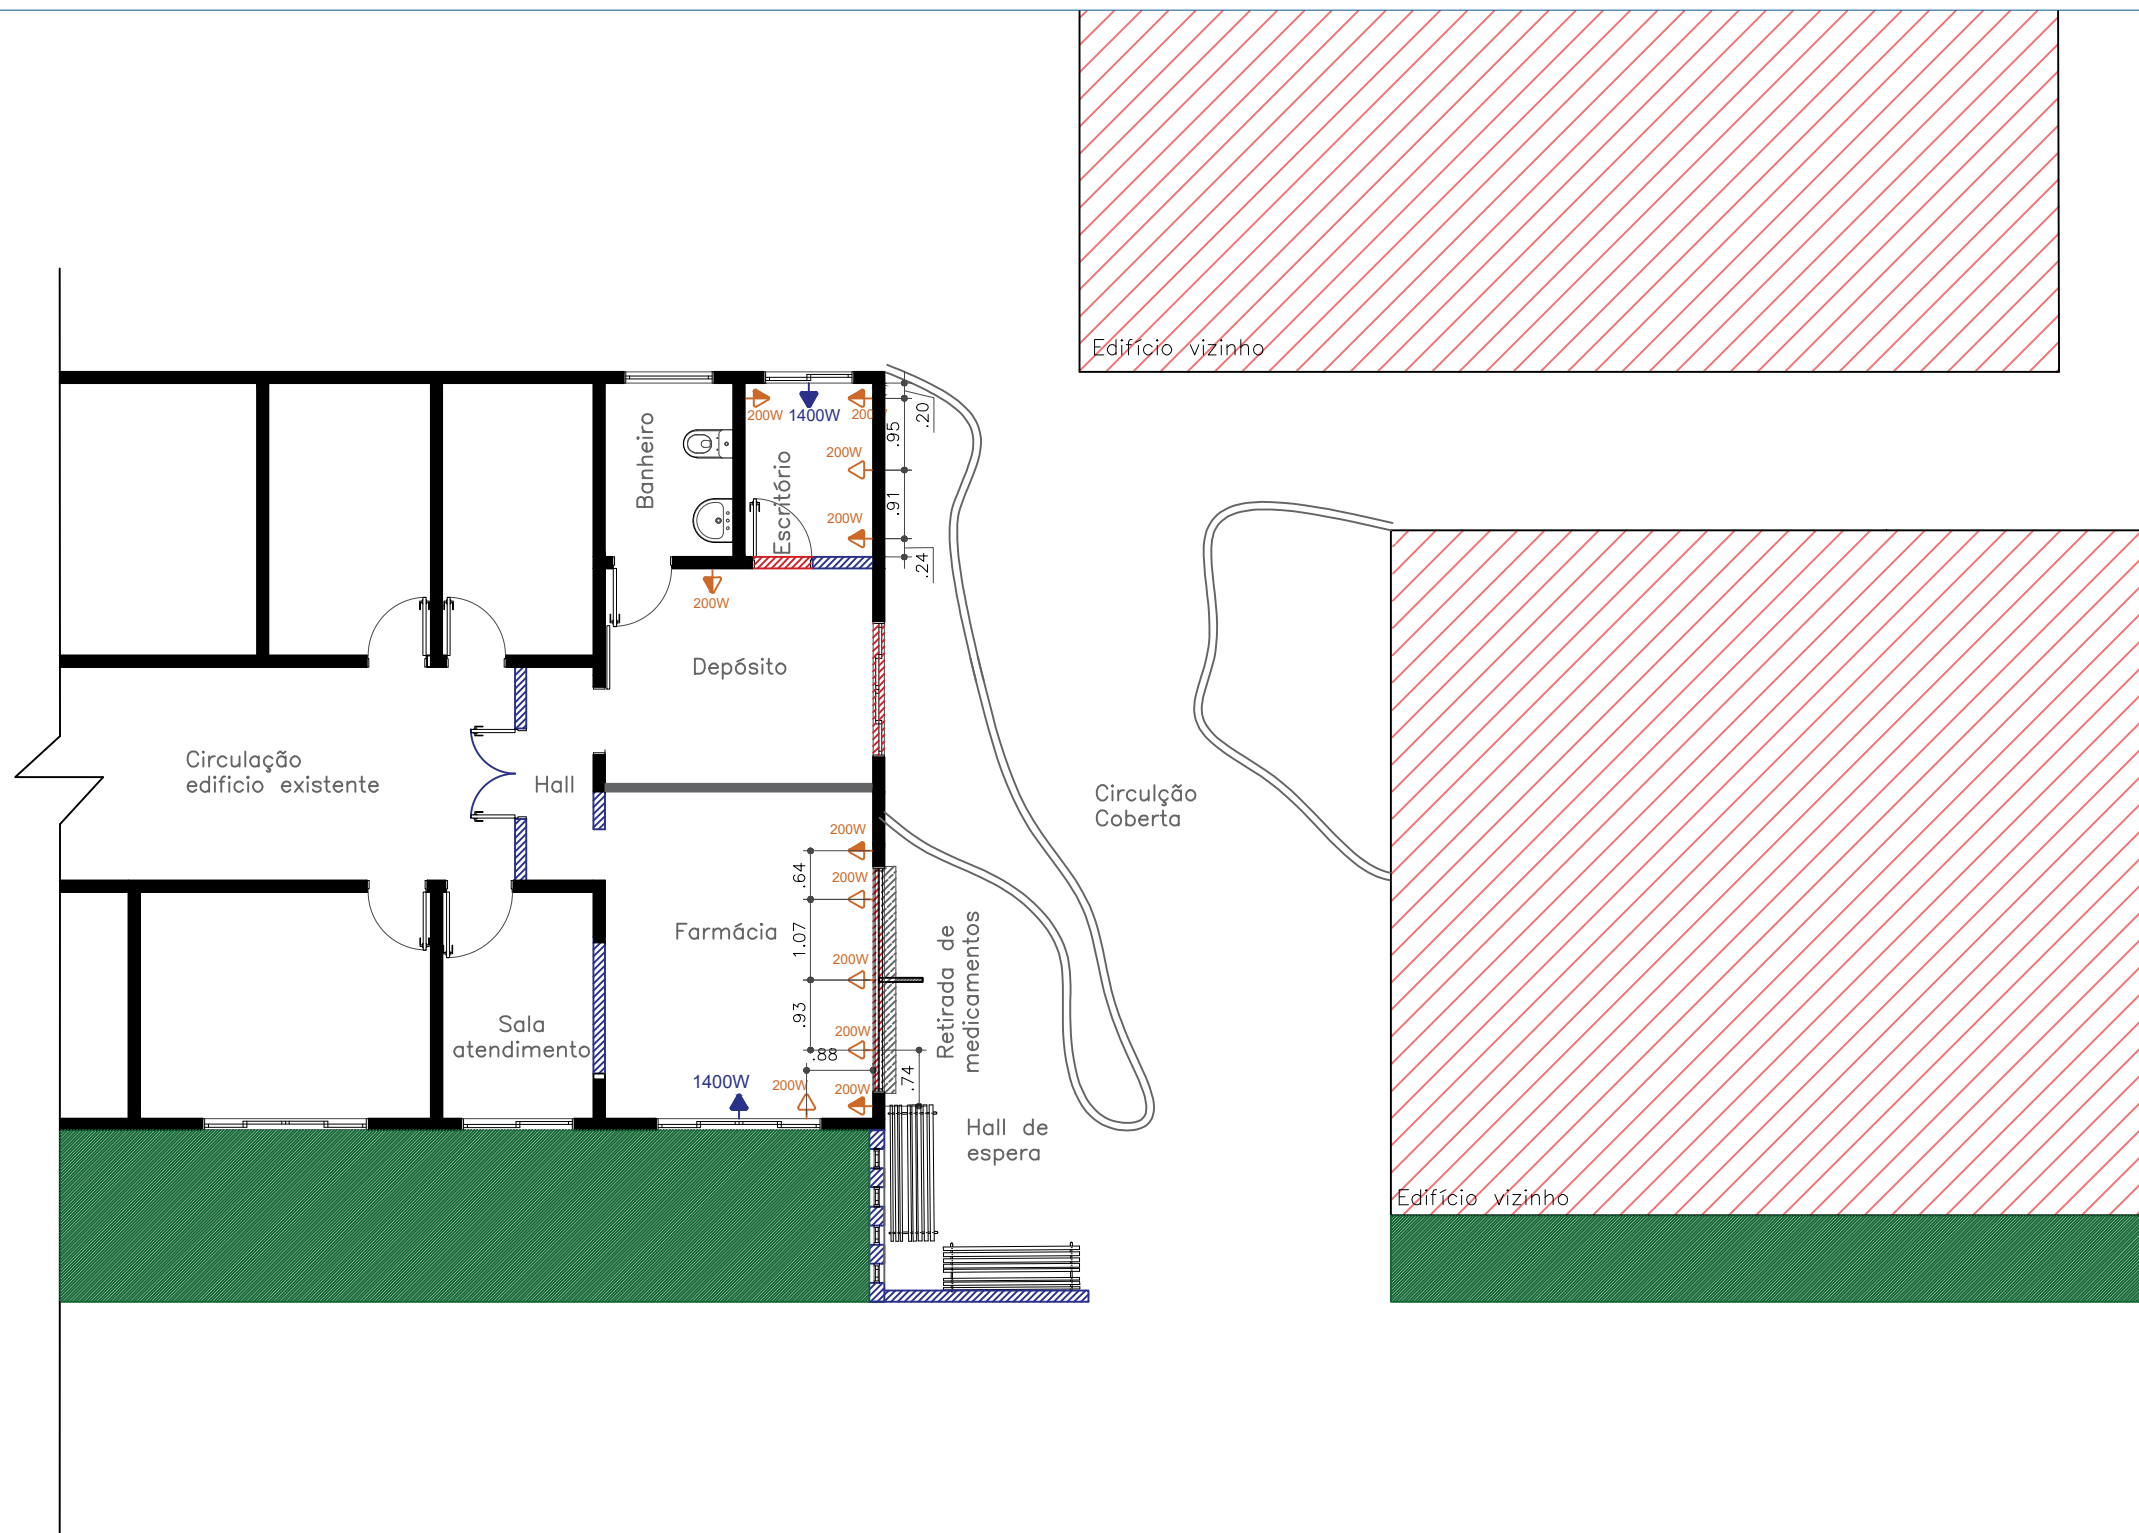


QUADRO DE CARGAS				
CIRCUITO	DESCRIÇÃO	POTÊNCIA TOTAL (WATTS)	SEÇÃO (mm²)	DISJUNTOR (Ampère)
CD	01 Tomadas Gerais	2.200w	2,5 mm²	20 A
	02 Iluminação Geral	286w	2,5 mm²	20 A
	03 Ar-Condicionado	2800w	10 mm²	32 A
CARGA TOTAL CD = 5.286Watts				

Legenda

Tomada Alta h = 2,40 m

Tomada Baixa h = 0,30 m

a

W



CLIENTE: Município de São José do Ouro-RS
CNPJ: 87.613.550/0001-64

RESPONSÁVEL TÉCNICO: ARQ. ANELISE DE ANDRADE
CAU: A151052-5

PRANCHA:

04

Obra / Endereço: PROJETO ARQUITETÔNICO DE REFORMA DE INTERIORES E FACHADA
Avenida José Gelain, bairro Centro, São José do Ouro-RS.

Assunto:
PLANTA BAIXA PONTOS
ELÉTRICOS (TOMADAS)

Escala:
1:100

Data:
26/05/2022

CLIENTE: Município de São José do Ouro-RS

AREA: 104,90m²

ALTERAÇÕES:

PROJETO: ANELISE DE ANDRADE CAU: A151052-5
R. JOÃO LUNARDI, 668, CENTRO - CEP 99870-000 - SÃO JOSÉ DO OURO-RS - TEL/CEL: (54) 999608199