


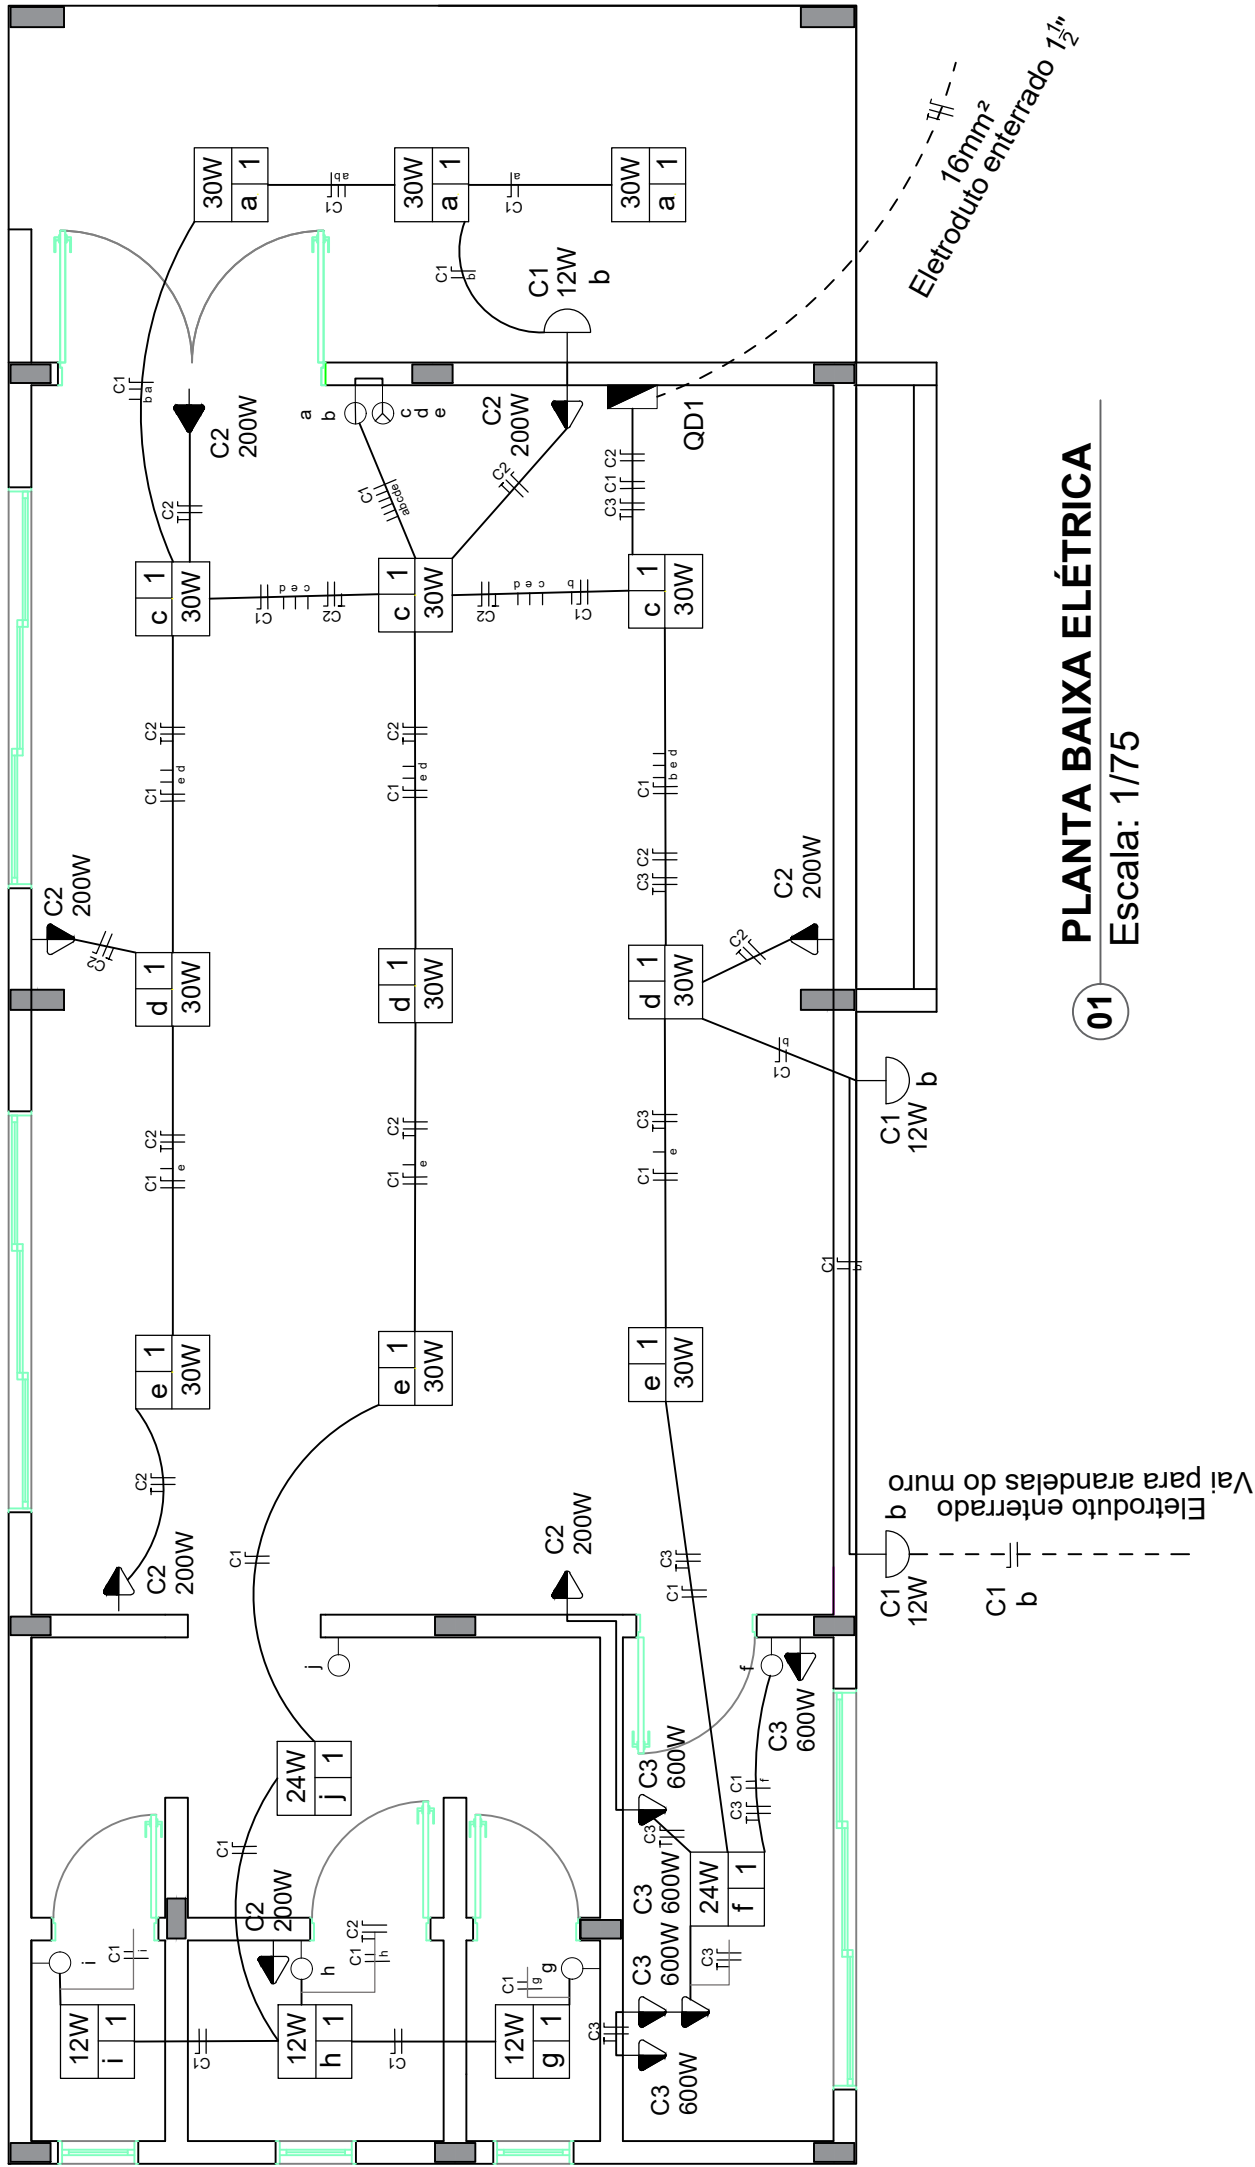

01 PLANTA BAIXA ELÉTRICA
Escala: 1/75

PROJETO ELÉTRICO:

ESPAÇO RECREATIVO INFANTIL - ANEXO E.M.E.I. PROFª MARIA HELENA MORELO

LOCAL:

TRAVESSA MONTAURI JOSÉ DE PAULA - BAIRRO CENTRO

MATRÍCULA:

3.936

PLANTA ELÉTRICA

MONICA

PROPRIETÁRIO:

MUNICÍPIO DE SÃO JOSÉ DO OURO/RS

ÁREA:

129,45 m²

DATA:

DEZEMBRO/
2023

RESPONSÁVEL TÉCNICO:

ENG. CIVIL MONICA R. STANGUERLIN
CREA-RS SCI73754-5

ESCALA:

INDICADA

REVISÃO:

00

PRANCHA:

01/02



QUADRO DE CARGAS QD1 (4214 W)									
CIRCUITO	ILUMINAÇÃO			FORÇA		CARGA w	BITOLA mm²	PROTEÇÃO A	FASE RST
	12	24	30	200	600				
C1	8	2	9			414	1,5	16	R
C2				7		1400	2,5	25	R
C3					4	2400	2,5	20	R
TOTAL QD1 [kW]						4,214	16,0	63	R

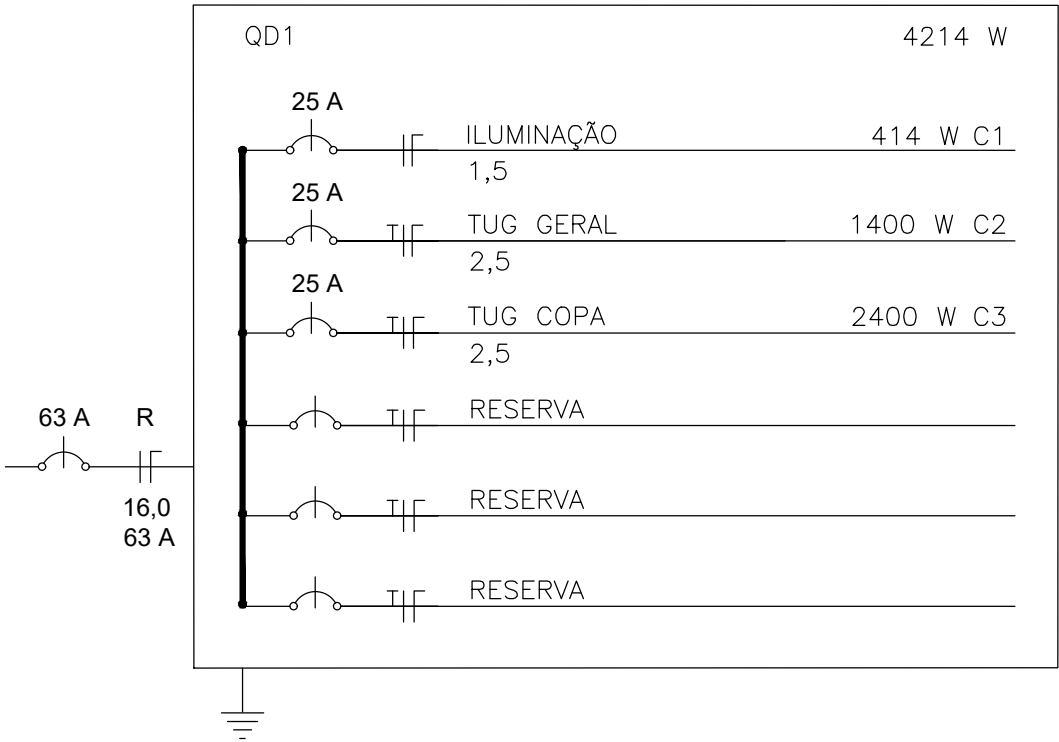


DIAGRAMA UNIFILAR
SEM ESCALA

SIMBOLOGIA ELÉTRICO

INTERRUPTOR SIMPLES DE UMA TECLA

INTERRUPTOR SIMPLES DE DUAS TECLAS

INTERRUPTOR SIMPLES DE TRÊS TECLAS

TOMADA MÉDIA (110 CM DO PISO)

TOMADA ALTA (220 CM DO PISO)

ARANDELA - LÂMPADA LED

LÂMPADA LED NO TETO
1 - POTÊNCIA; 2 - CIRCUITO E 3 - INTERRUPTOR

QUADRO DE DISTRIBUIÇÃO

ELETRODUTO NO FORRO OU PAREDE

ELETRODUTO ENTERRADO

FASE, NEUTRO, TERRA E RETORNO

OBSERVAÇÕES:
ELETRODUTOS NÃO COTADOS UTILIZAR 3/4";
OBEDECER NBR 5410/2004.

PROJETO ELÉTRICO:

ESPAÇO RECREATIVO INFANTIL - ANEXO E.M.E.I. PROFª MARIA HELENA MORELO

LOCAL:

TRAVESSA MONTAURI JOSÉ DE PAULA - BAIRRO CENTRO

MATRÍCULA:

3.936

QUADRO DE CARGAS,
DIAGRAMA UNIFILAR E
LEGENDA

MONICA



PROPRIETÁRIO:

MUNICÍPIO DE SÃO JOSÉ DO OURO/RS

ÁREA:

129,45 m²

DATA:

DEZEMBRO/
2023

RESPONSÁVEL TÉCNICO:

ENG. CIVIL MONICA R. STANGUERLIN
CREA-RS SCI73754-5

ESCALA:

INDICADA

REVISÃO:

00

PRANCHA:

02/02