


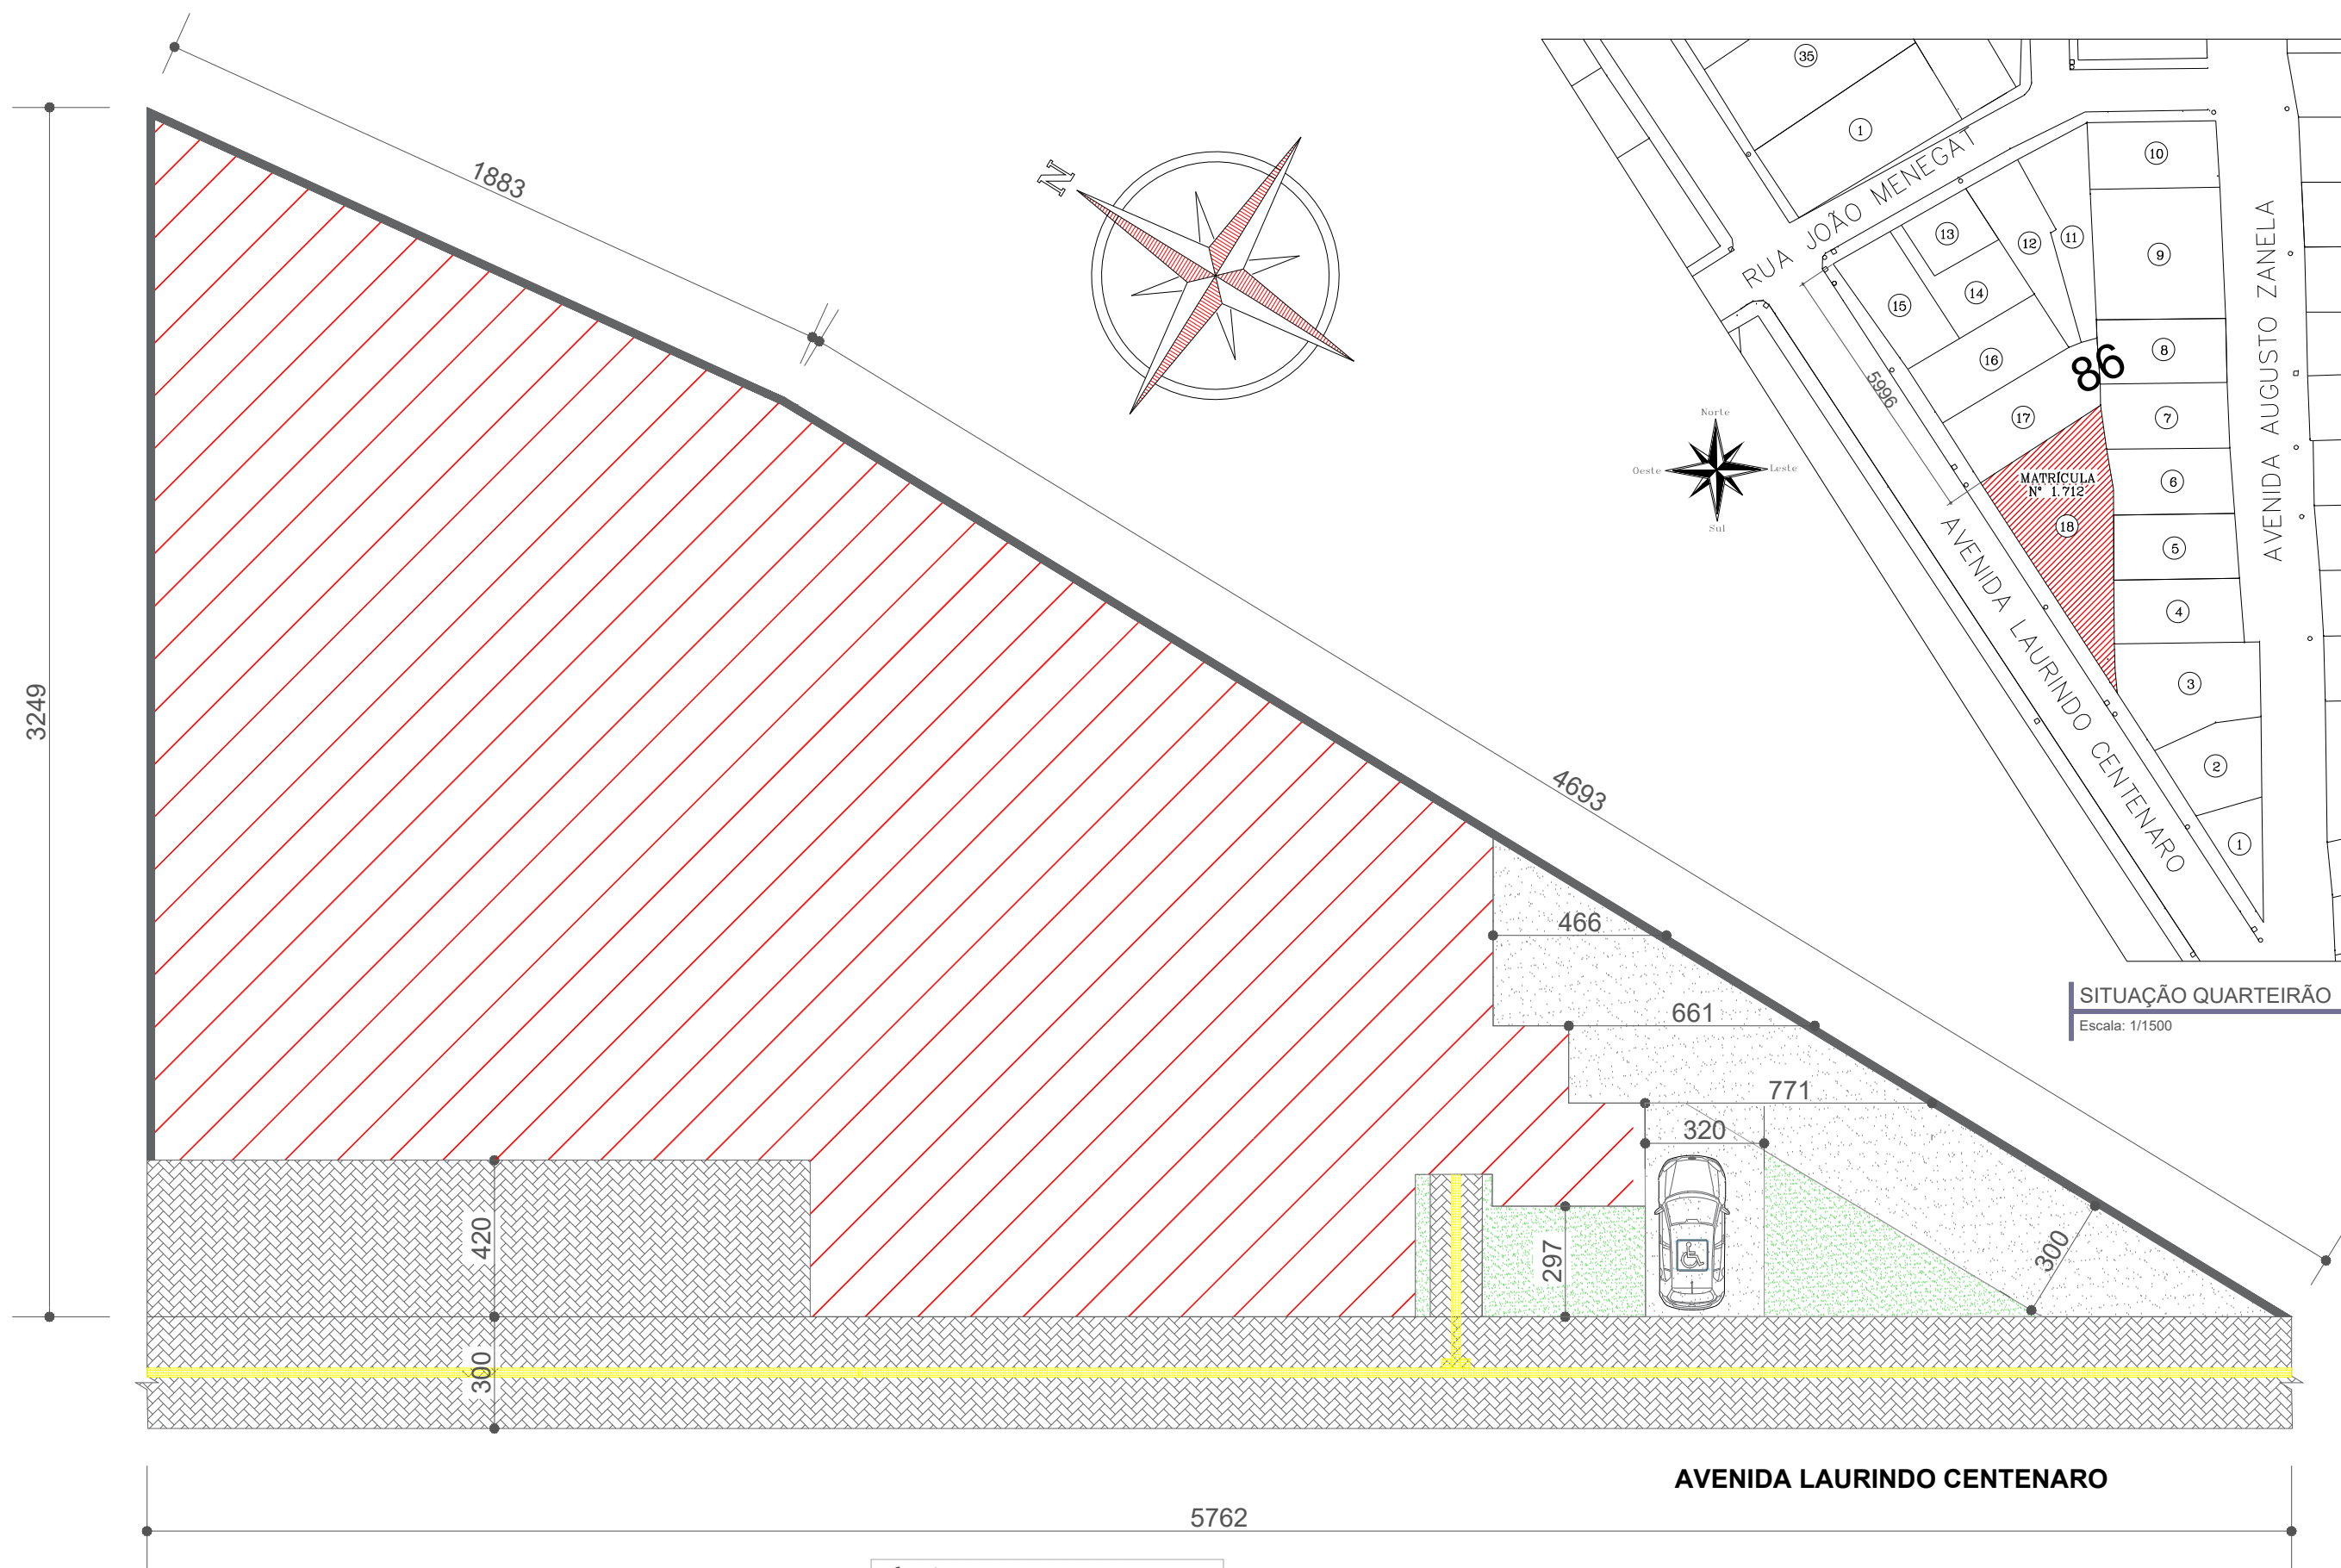


PLANTA DE LOCALIZAÇÃO
Escala: 1/175



APROVADO
MUNICÍPIO DE SÃO JOSÉ DO OURO
SETOR DE ENGENHARIA

Projeto: PPCI - Planta de Situação e Planta de Localização		Área: 1312,33 m²	
Local: Av. Laurindo Centenaro - São José do Ouro/RS	Data: Janeiro/2024		
Proprietário: Município de São José do Ouro - RS CNPJ: 87.613.550/0001-64	Resp. Técnico: Eng. Civil Leonardo Consorte CREA - SC/RS 133.192-1		
			Folha: 01/04

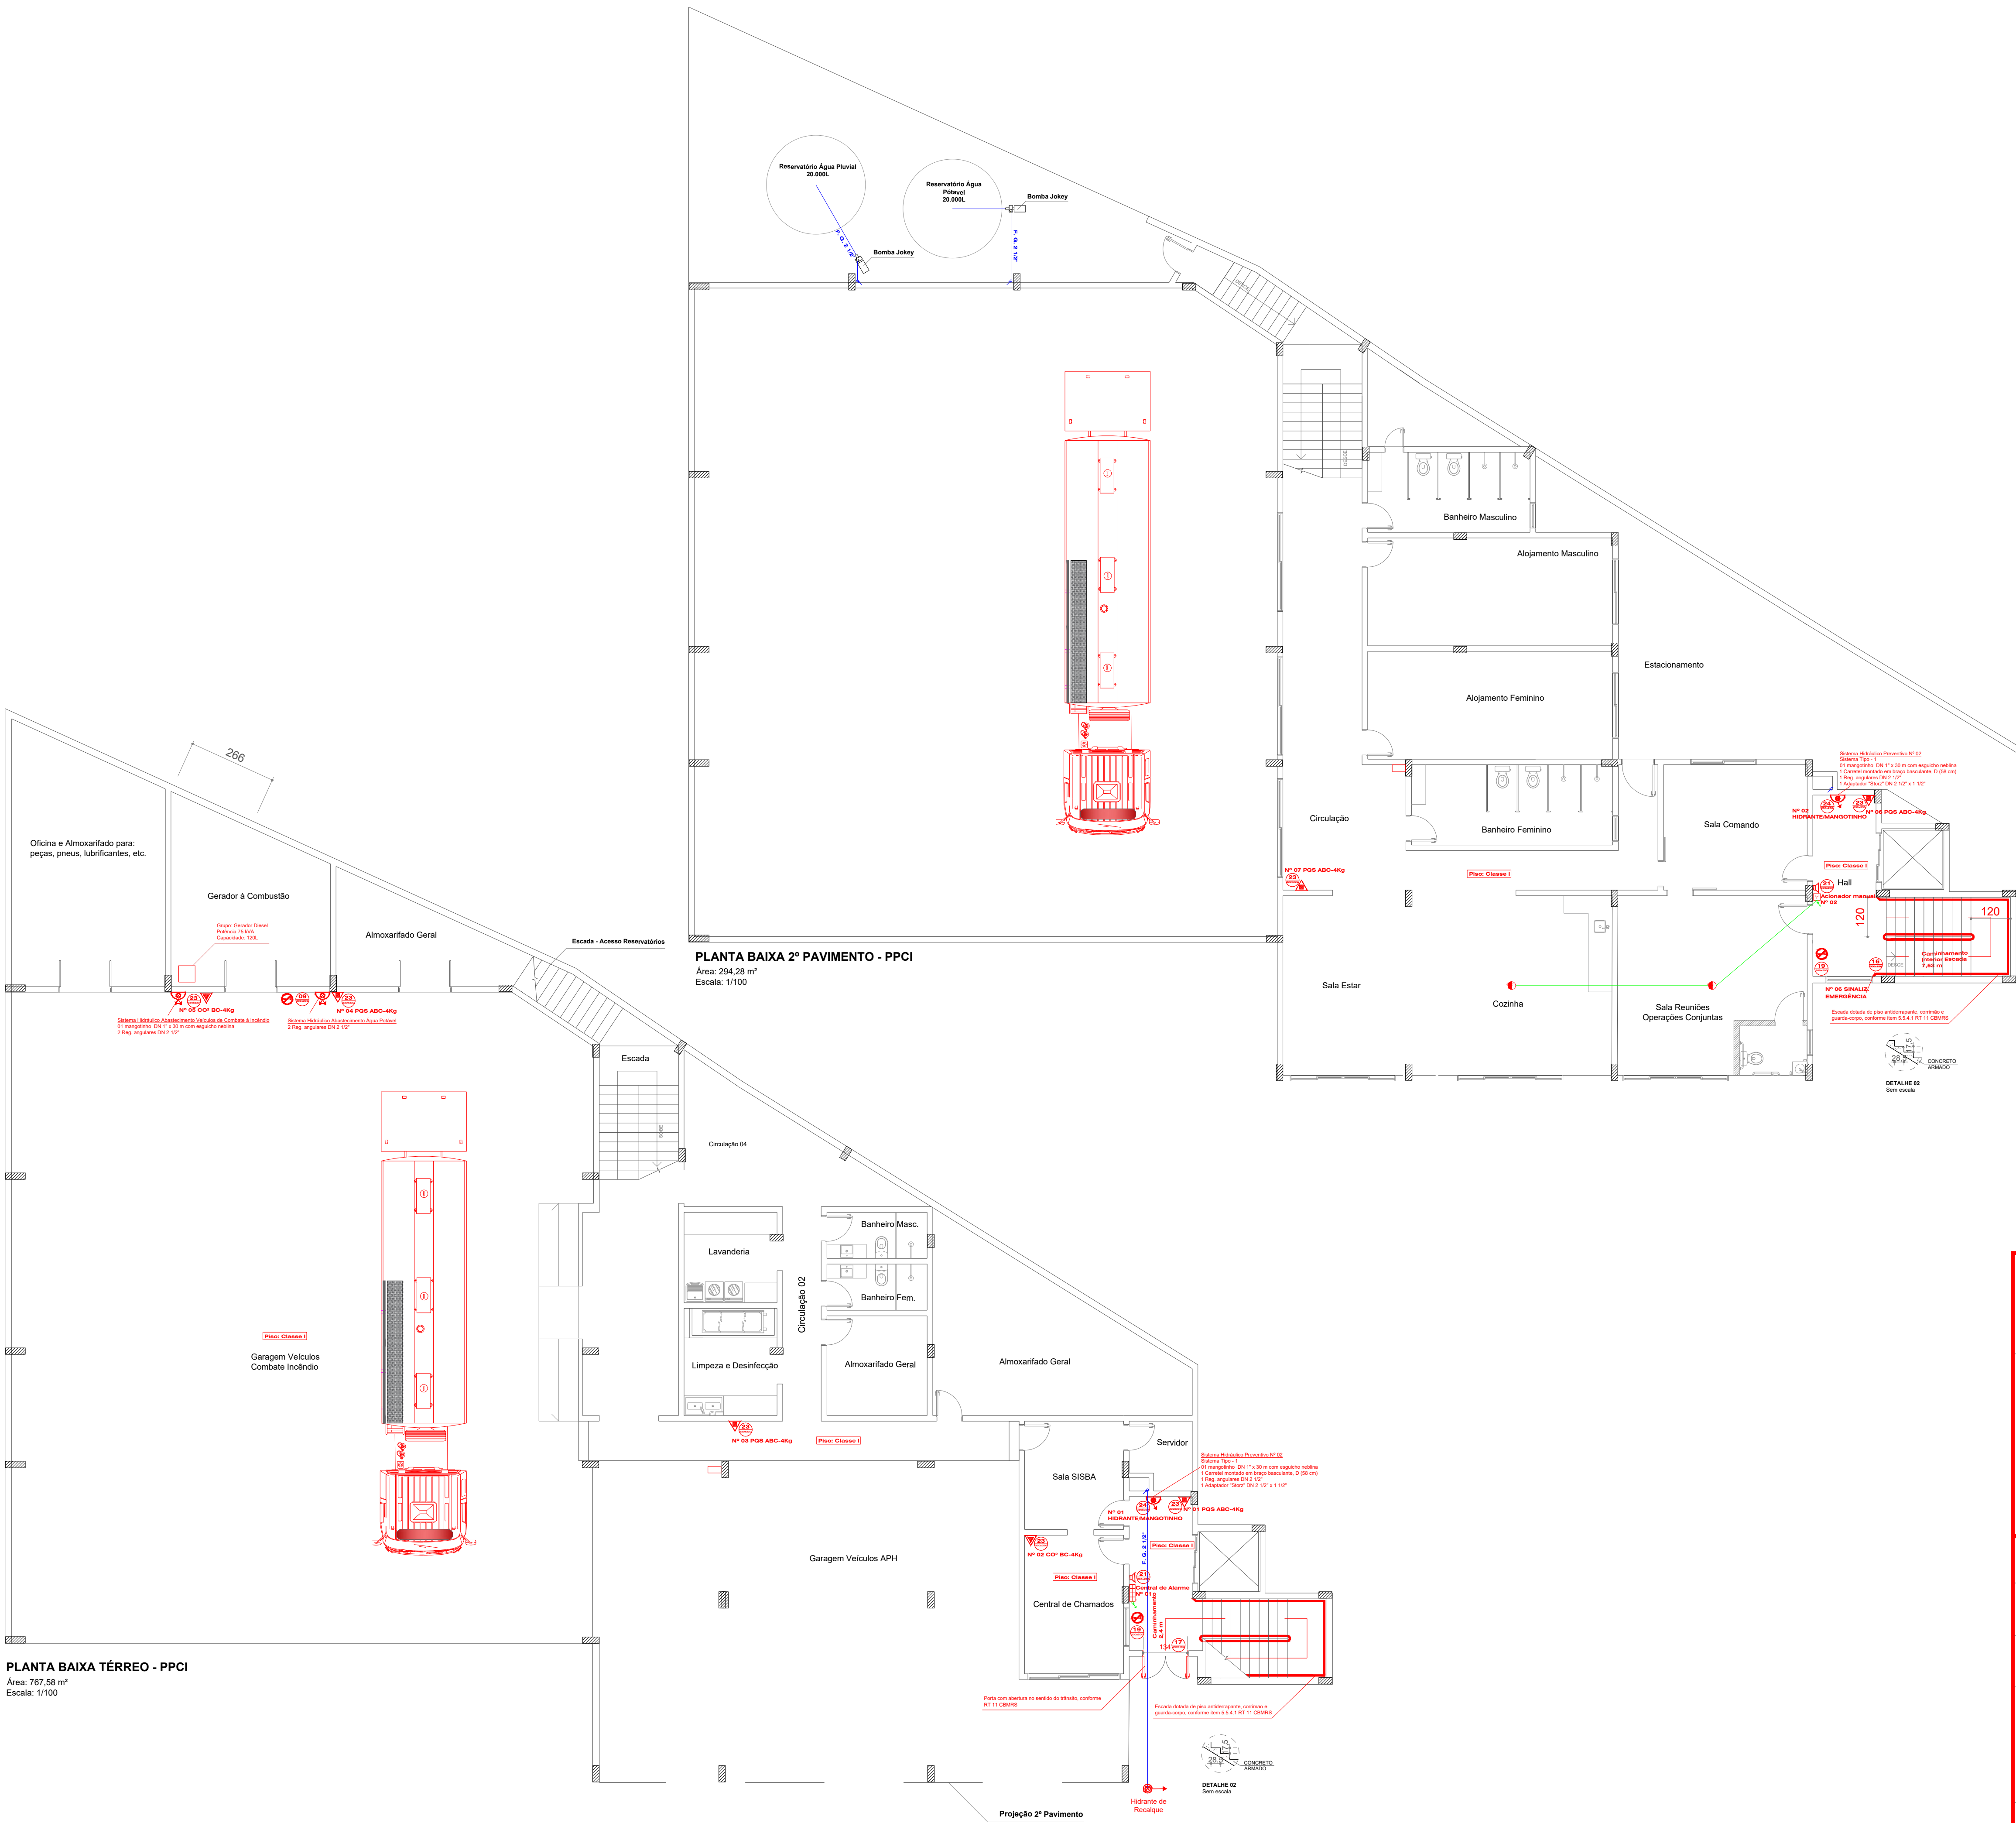

QUADRO DE EXTINTORES			
Nº	AGENTE EXTINTOR	CAPACIDADE EXTINTORA	LOCALIZAÇÃO
01	Pó Químico Seco ABC	2-A-20-B-C	1º Pavimento (Térreo)
02	Dióxido de Carbono (CO²)	5-B-C	1º Pavimento (Térreo)
03	Pó Químico Seco ABC	2-A-20-B-C	1º Pavimento (Térreo)
04	Pó Químico Seco ABC	2-A-20-B-C	1º Pavimento (Térreo)
05	Dióxido de Carbono (CO²)	5-B-C	1º Pavimento (Térreo)
06	Pó Químico Seco ABC	2-A-20-B-C	2º Pavimento
07	Pó Químico Seco ABC	2-A-20-B-C	2º Pavimento
08	Pó Químico Seco ABC	2-A-20-B-C	3º Pavimento
09	Pó Químico Seco ABC	2-A-20-B-C	3º Pavimento
10	Pó Químico Seco ABC	2-A-20-B-C	Área Técnica

ALARME DE INCÊNDIO		
Nº	DESCRIÇÃO	LOCALIZAÇÃO
01	Central de Alarme	1º Pavimento (Térreo)
02	Aciador Manual	2º Pavimento
03	Aciador Manual	3º Pavimento

HIDRANTE E MANGOTINHO		
Nº	DESCRIÇÃO	LOCALIZAÇÃO
01	Hidrante e Mangotinho	1º Pavimento (Térreo)
02	Hidrante e Mangotinho	2º Pavimento
03	Hidrante e Mangotinho	3º Pavimento

LEGENDA		LEGENDA	
RTCDMRS Nº05/2016 e ABNT NBR 14100/1998 e 17240/2016		RESOLUÇÃO TÉCNICA Nº 05 / 2014 - (NBR 13.434-2)	
SÍMBOLO	DESCRIÇÃO	CÓDIGO	DESCRIÇÃO
	EXTINTOR - PQS (ABC)	09	PLACA DE CUIDADO, RISCO DE CHOQUE ELÉTRICO MEDIDAS: 300 X 150 mm - SÍMBOLO TRIANGULAR
	EXTINTOR - CO2	16	PLACA DE ORIENTAÇÃO DE SAÍDA EM ESCADAS - SUBIR OU DESCERER MEDIDAS: 300 X 150 mm - SÍMBOLO RETANGULAR
	ACIONADOR MANUAL	17	PLACA DE ORIENTAÇÃO E SALVAMENTO - SAÍDA FINAL MEDIDAS: 300 X 150 mm - SÍMBOLO TRIANGULAR
	DETECTOR DE FUMAÇA	19	PLACA DE ORIENTAÇÃO E SALVAMENTO - INDICAÇÃO PAVIMENTO: 200 X 200 mm - SÍMBOLO QUADRADO
	CABO BLINDADO APARENTE	21	PLACA DE SINALIZAÇÃO DO COMANDO MANUAL DE ALARME E BOMBA DE INCÊNDIO MEDIDAS: 200 X 200 mm - SÍMBOLO QUADRADO
	REDE DE HIDRANTE	23	PLACA DE SINALIZAÇÃO DOS EXTINTORES DE INCÊNDIO MEDIDAS: 200 X 200 mm - SÍMBOLO QUADRADO
	CENTRAL DE DETECÇÃO E ALARME	24	PLACA DE SINALIZAÇÃO E DE INDICAÇÃO MANGOTINHO MEDIDAS: 200 X 250 mm - SÍMBOLO QUADRADO
	AVISADOR SONORO ELETRÔNICO		
	MANGOTINHO		
	ILUMINAÇÃO DE EMERGÊNCIA		
	HIDRANTE DUPLA		
	RESERVA DE INCÊNDIO		
	PLACA PROIBIDO FUMAR		
	REGISTRO DE RECALQUE E VÁLVULA DE RETENÇÃO		



Rua José Gelain, nº 104 Sala 03 - São José do Ouro - RS
Fone: (54) 97096443

NOTAS:




A EXECUÇÃO DEVE OBEDECER INTEGRALMENTE AO PROJETO E À LEGISLAÇÃO DE SEGURANÇA CONTRA INCÊNDIO DO CORPO DE BOMBEIROS MILITAR DO RIO GRANDE DO SUL;

NÃO REALIZAR NENHUMA ALTERAÇÃO SEM ANTES CONSULTAR O PROJETISTA.

OBJETO:	EDIFICAÇÃO DE USO PÚBLICO	ÁREA EDIFICADA:	1312,33 m²
LOCALIZAÇÃO:	Avenida Laurindo Centenaro - São José do Ouro - RS	REVISÃO:	00
DESCRIÇÃO:	Plano de Prevenção e Proteção Contra Incêndio - Plantas Baixas, Legendas e Quadros		
Responsável Técnico:	Proprietário:		
Eng. Civil Leonardo Consorte CREA - SC/RS 133.192-1	Município de São José do Ouro - RS CNPJ: 87.613.550/0001-64		
ESCALA:	INDICADA	DATA:	Janeiro/2024
		PRANCHA:	02/04



PLANTA BAIXA 3º PAVIMENTO - PPCI
Área: 192,89 m²
Escala: 1/100

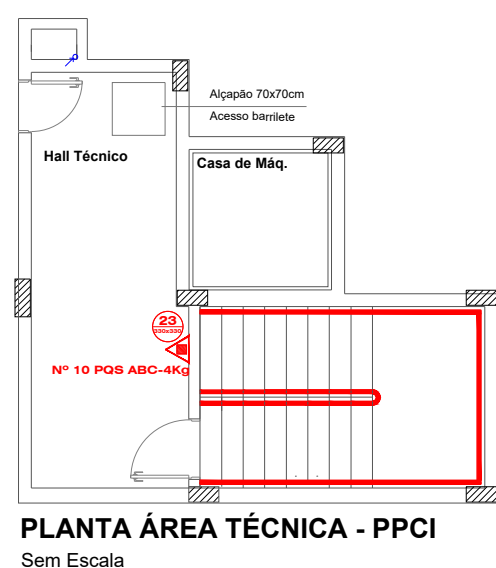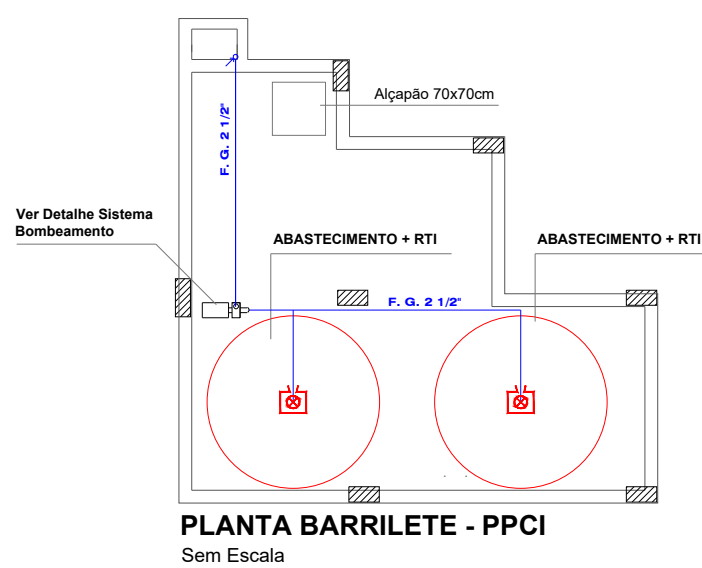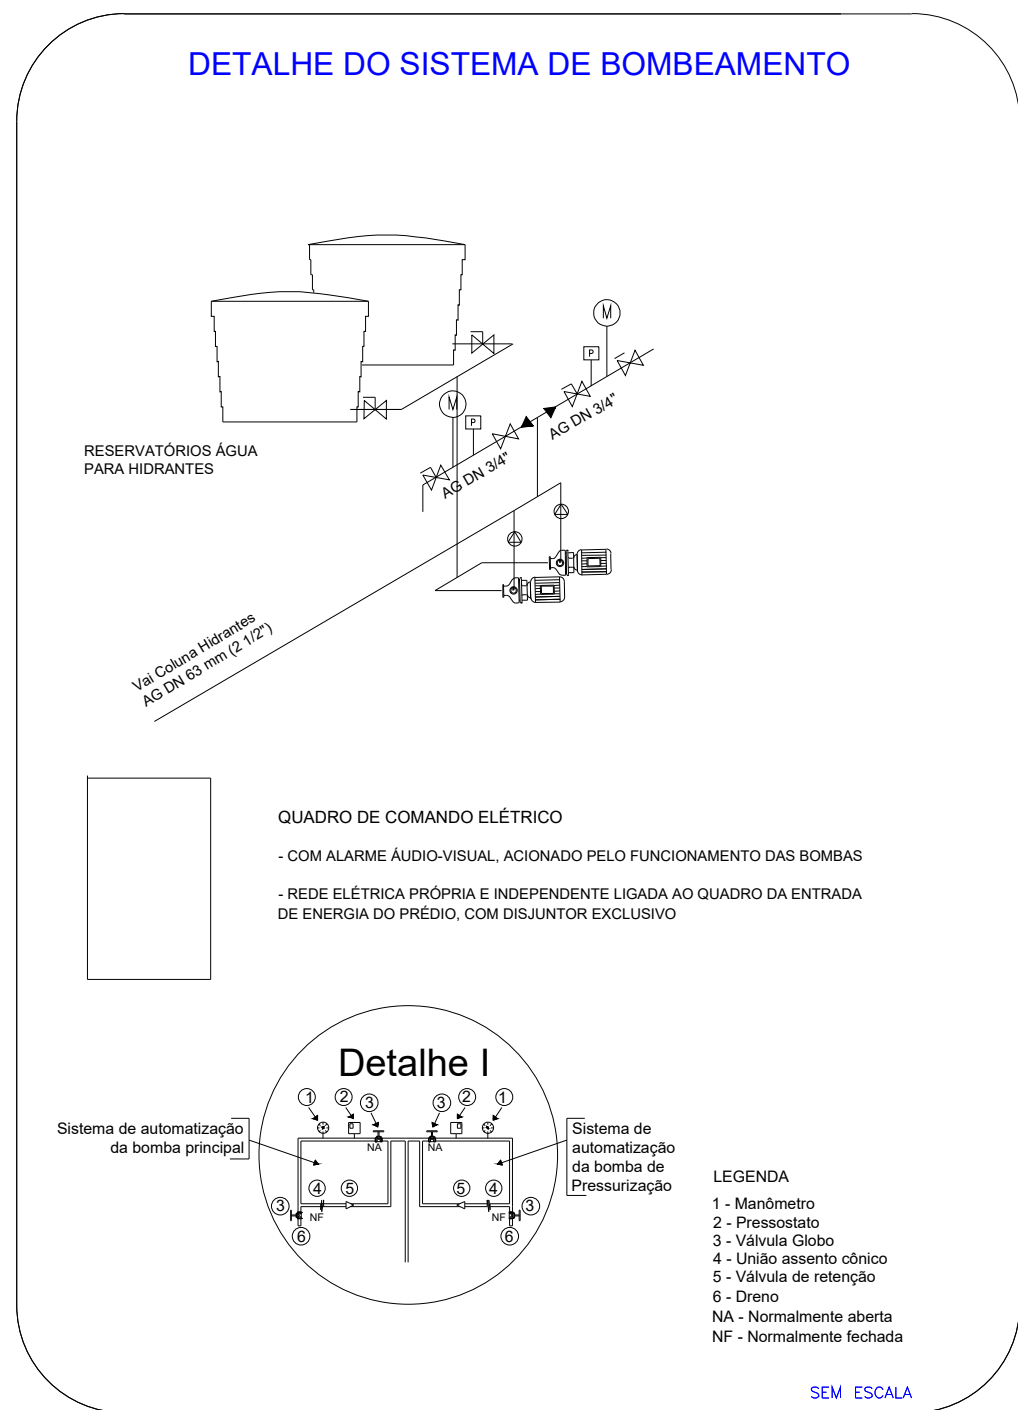

QUADRO DE EXTINTORES		
Nº	AGENTE EXTINTOR	CAPACIDADE EXTINTORA
01	Pó Químico Seco ABC	2-A-20-B-C
02	Dióxido de Carbono (CO ₂)	5-B-C
03	Pó Químico Seco ABC	2-A-20-B-C
04	Pó Químico Seco ABC	2-A-20-B-C
05	Dióxido de Carbono (CO ₂)	5-B-C
06	Pó Químico Seco ABC	2-A-20-B-C
07	Pó Químico Seco ABC	2-A-20-B-C
08	Pó Químico Seco ABC	2-A-20-B-C
09	Pó Químico Seco ABC	2-A-20-B-C
10	Pó Químico Seco ABC	2-A-20-B-C

ALARME DE INCÊNDIO		
Nº	DESCRIÇÃO	LOCALIZAÇÃO
01	Central de Alarme	1º Pavimento (Térreo)
02	Acionador Manual	2º Pavimento
03	Acionador Manual	3º Pavimento

HIDRANTE E MANGOTINHO		
Nº	DESCRIÇÃO	LOCALIZAÇÃO
01	Hidrante e Mangotinho	1º Pavimento (Térreo)
02	Hidrante e Mangotinho	2º Pavimento
03	Hidrante e Mangotinho	3º Pavimento

LEGENDA		LEGENDA	
RTCDMRS Nº05/2016 e ABNT NBR 14100/1998 e 17240/2016	RESOLUÇÃO TÉCNICA Nº 05 / 2014 - (NBR 13.434-2)		
SÍMBOLO	DESCRIÇÃO	CÓDIGO	DESCRIÇÃO
	EXTINTOR - PQS (ABC)	09	PLACA DE CUIDADO, RISCO DE CHOQUE ELÉTRICO MEDIDAS: 300 X 150 mm - SÍMBOLO TRIANGULAR
	EXTINTOR - CO2	16	PLACA DE ORIENTAÇÃO DE SAÍDA EM ESCADAS - SUBIDA OU DESCIDA MEDIDAS: 300 X 150 mm - SÍMBOLO RETANGULAR
	ACIONADOR MANUAL	17	PLACA DE ORIENTAÇÃO E SALVAMENTO - SAÍDA FINAL MEDIDAS: 300 X 150 mm - SÍMBOLO RETANGULAR
	DETECTOR DE FUMAÇA	19	PLACA DE ORIENTAÇÃO E SALVAMENTO - INDICAÇÃO PAVIMENTO: 200 X 200 mm - SÍMBOLO QUADRADO
	CABO BLINDADO APARENTE	21	PLACA DE SINALIZAÇÃO DO COMANDO MANUAL DE ALARME E BOMBA DE INCÊNDIO MEDIDAS: 200 X 200 mm - SÍMBOLO QUADRADO
	REDE DE HIDRANTE	23	PLACA DE SINALIZAÇÃO DOS EXTINTORES DE INCÊNDIO MEDIDAS: 300 X 200 mm - SÍMBOLO QUADRADO
	CENTRAL DE DETECÇÃO E ALARME	24	PLACA DE SINALIZAÇÃO E DE INDICAÇÃO MANGOTINHO MEDIDAS: 250 X 250 mm - SÍMBOLO QUADRADO
	AVISADOR SONORO ELETRÔNICO		
	MANGOTINHO		
	ILUMINAÇÃO DE EMERGÊNCIA		
	HIDRANTE DUPLA		
	RESERVA DE INCÊNDIO		
	PLACA PROIBIDO FUMAR		
	REGISTRO DE RECALQUE SI VÁLVULA DE RETENÇÃO		



Rua José Gelain, nº 104 Sala 03 - São José do Ouro - RS
Fone: (54) 97096443

NOTAS:
A EXECUÇÃO DEVE OBEDECER INTEGRALMENTE AO PROJETO E À LEGISLAÇÃO DE SEGURANÇA CONTRA INCÊNDIO DO CORPO DE BOMBEIROS MILITAR DO RIO GRANDE DO SUL;
NÃO REALIZAR NENHUMA ALTERAÇÃO SEM ANTES CONSULTAR O PROJETISTA.

OBJETO: EDIFICAÇÃO DE USO PÚBLICO	ÁREA EDIFICADA: 1312,33 m²
LOCALIZAÇÃO: Avenida Laurindo Centenaro - São José do Ouro - RS	REVISÃO: 00

DESCRIÇÃO:
Plano de Prevenção e Proteção Contra Incêndio - Plantas Baixas, Legendas e Detalhamento

Responsável Técnico: Proprietário:


Eng. Civil Leonardo Consorte
CREA - SC/RS 133.192-1
Município de São José do Ouro - RS
CNPJ: 87.613.550/0001-64

ESCALA: INDICADA	DATA: Janeiro/2024	PRANCHA: 03/04
---------------------	-----------------------	-------------------



RESERVA DE INCÊNDIO

CONTROLE DE MATERIAIS E ACABAMENTOS (CMAR)				
LOCAIS DE APLICAÇÃO	POSIÇÃO	CLASSIFICAÇÃO	MATERIAL	PROPRIEDADES
Corredores, Hall, Descarga	Piso	Classe I	Cerâmico/Pedra natural	Antiderrapante e Incombustível
	Paredes/Divisórias	Classe I	Alvenaria	Incombustível
	Teto/Forno	Classe I	Concreto/Gesso	Incombustível
Escadas	Piso	Classe I	Cerâmico	Antiderrapante e Incombustível
	Paredes/Divisórias	Classe I	Alvenaria	Incombustível
	Teto/Forno	Classe I	Concreto/Gesso	Incombustível
Ambiente Escritórios	Piso	Classe I	Cerâmico	Antiderrapante e Incombustível
	Paredes/Divisórias	Classe I	Alvenaria/Gesso	Incombustível
	Teto/Forno	Classe I	Gesso	Incombustível

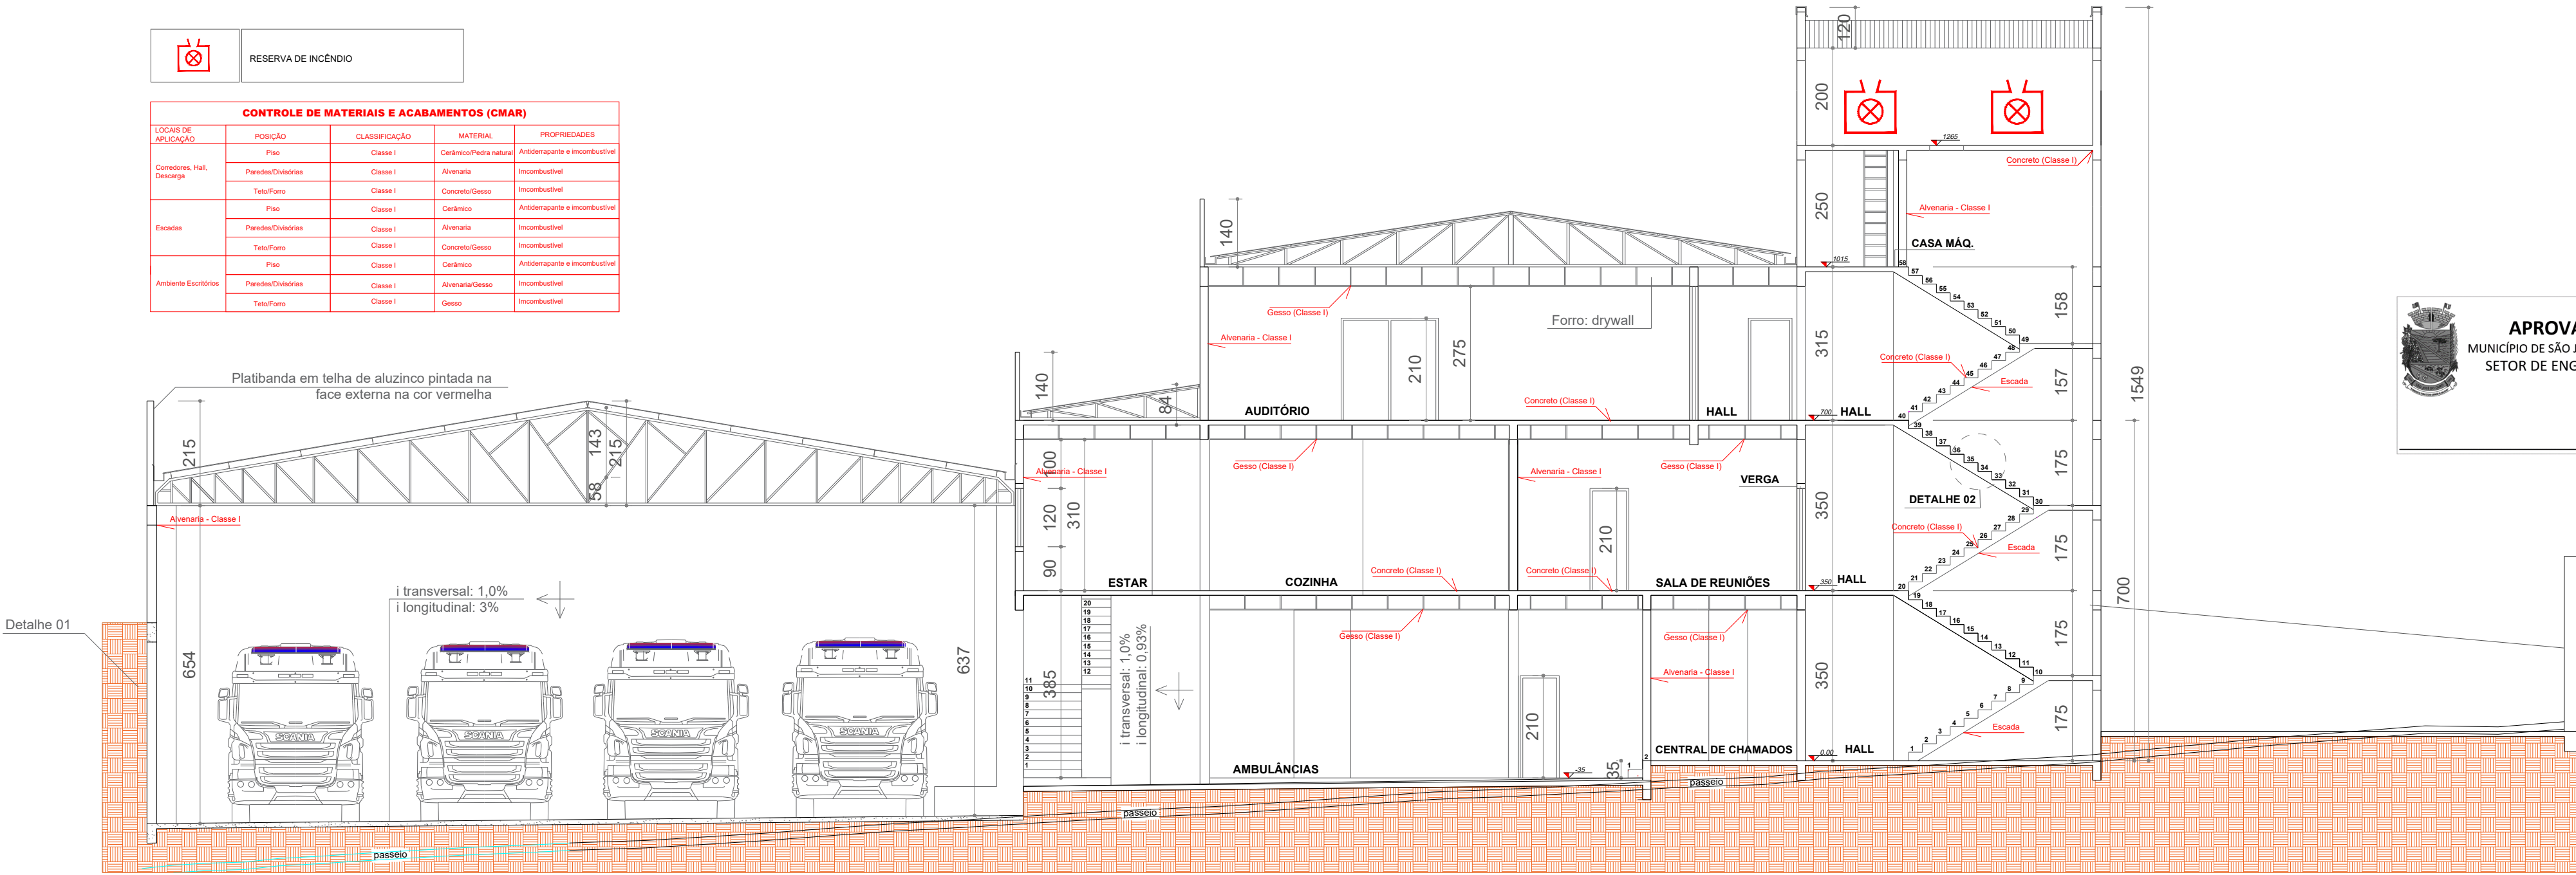




APROVADO
MUNICÍPIO DE SÃO JOSÉ DO OURO
SETOR DE ENGENHARIA



FACHADA FRONTAL
Sem Escala



FACHADA LATERALIZADA
Sem Escala

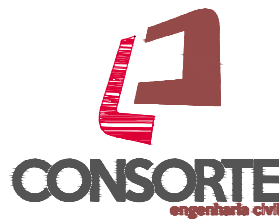

Rua José Gelain, nº 104 Sala 03 - São José do Ouro - RS
Fone: (54) 97096443

NOTAS:
A EXECUÇÃO DEVE OBEDECER INTEGRALMENTE AO PROJETO E À LEGISLAÇÃO DE SEGURANÇA CONTRA INCÊNDIO DO CORPO DE BOMBEIROS MILITAR DO RIO GRANDE DO SUL;
NÃO REALIZAR NENHUMA ALTERAÇÃO SEM ANTES CONSULTAR O PROJETISTA.

OBJETO: EDIFICAÇÃO DE USO PÚBLICO	ÁREA EDIFICADA: 1312,33 m²
	REVISÃO: 00
LOCALIZAÇÃO: Avenida Laurindo Centenaro - São José do Ouro - RS	
DESCRIÇÃO: Plano de Prevenção e Proteção Contra Incêndio - Fachadas e Corte	
Responsável Técnico: Proprietário:	
Eng. Civil Leonardo Consorte CREA - SC/RS 133.192-1	
Município de São José do Ouro - RS CNPJ: 87.613.550/0001-64	
ESCALA: INDICADA	DATA: Janeiro/2024
PRANCHA: 04/04	